

Дизайн-проект

Гостиничный комплекс 4 "Cosmos Omsk"
по адресу: г.Омск, ул.Волочаевская, д.18*

ТОМ-2.5

*Помещение N211 (Переговорная)
2й этаж*

Архитектурные решения интерьеров

Рабочая документация

Kareva project[©]

г.Москва 2022г.

ИП Яковлева
Kareva project ©

Гостиничный комплекс 4 "Cosmos Omsk"
по адресу: г.Омск, ул.Волочаевская, д.18*

ТОМ-2.5

Помещение N211 (Переговорная) 2й этаж

Архитектурные решения интерьеров

Рабочая документация

Исполнители:

<i>Руководитель мастерской</i>	<i>Яковлева С.</i>	<i>/</i>	<i>_____</i>	<i>/</i>
<i>Руководитель проекта</i>	<i>Миронова Е.</i>	<i>/</i>	<i>_____</i>	<i>/</i>
<i>Дизайнер</i>	<i>Лысенко И.</i>	<i>/</i>	<i>_____</i>	<i>/</i>
<i>Дизайнер</i>	<i>Езерская И.</i>	<i>/</i>	<i>_____</i>	<i>/</i>
<i>Разработчик</i>	<i>Кандауров В.</i>	<i>/</i>	<i>_____</i>	<i>/</i>

г.Москва 2022г.

Ведомость рабочих чертежей Том 2.5

Лист №	Наименование	Примечание
	Титульный лист	
1	Общие данные	
2	Планировочное решение и расстановка оборудования	
3	План напольного покрытия	
4	План потолков и инженерных систем	
5	План группировки приборов освещения и выключателей	
6	План расстановки розеток	
7	Развертки по стенам помещения	2 листа
8	Визуализации помещения	
	Приложения	
В	Ведомость отделочных материалов и оборудования	

Ведомость основных комплектов рабочих чертежей

Обозначение	Наименование	Примечание
Том 1	Архитектурные решения интерьеров Общие планы помещений 2-ого этажа	15 листов
Том 2.1	Архитектурные решения интерьеров Пом. 207 (Санузел МГН)	7 листов
Том 2.2	Архитектурные решения интерьеров Пом. 208 (Санузел мужской)	8 листов
Том 2.3	Архитектурные решения интерьеров Пом. 209 (Санузел женский)	9 листов
Том 2.4	Архитектурные решения интерьеров Пом. 210 (Переговорная)	8 листов
Том 2.5	Архитектурные решения интерьеров Пом. 211 (Переговорная)	8 листов
Том 2.6	Архитектурные решения интерьеров Пом. 212, 235 (Кофе-брейк и Коридор)	12 листов
Том 2.7	Архитектурные решения интерьеров Пом. 213 и 214 (Фойе и Коридор)	13 листов
Том 2.8	Архитектурные решения интерьеров Пом. 215.1 215.2, 215.3 (Конференц-залы)	15 листов
Том 2.9	Архитектурные решения интерьеров Пом. 201 (Лифтовой холл МГН)	4 листа

Согласовано




Инв. № дубл.

Подп. и дата

Инв. № подл.

Изм.	Кол.уч.	Лист	№ док.	Подп.	Дата				
Руководитель мастерской		Яковлева С.			19.03.22	Гостиничный комплекс 4* "Cosmos Omsk" по адресу: г.Омск, ул.Волочаевская, д.18			
тел.		8 (985) 769-38-23							
Руководитель проекта		Миронова Е.				Пом. 211 (Переговорная) 2й этаж на отм. +4500	Стадия	Лист	Листов
тел.		8 (926) 444-82-62					РД	1	8
Дизайнер		Лысенко И.				Общие данные	ИП Яковлева Kareva project®		
тел.		8 (909) 622-60-40							
Дизайнер		Езерская И.							
тел.		8 (903) 712-27-12							

Формат А3

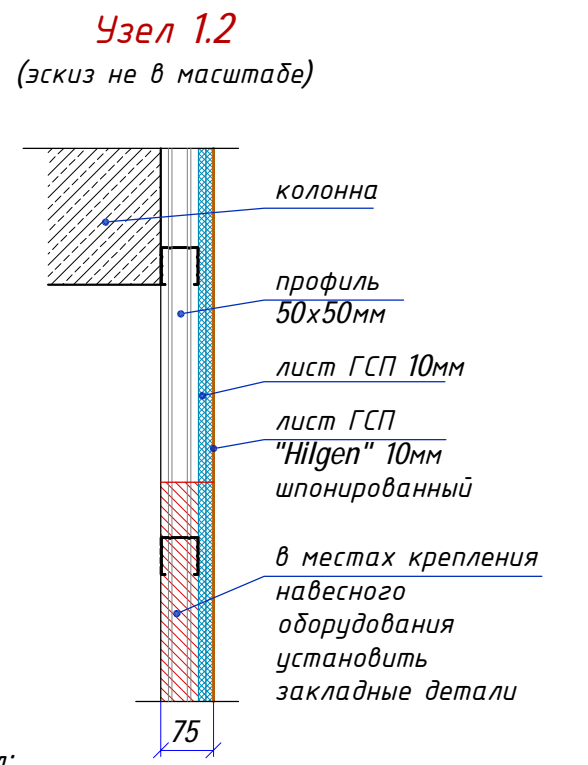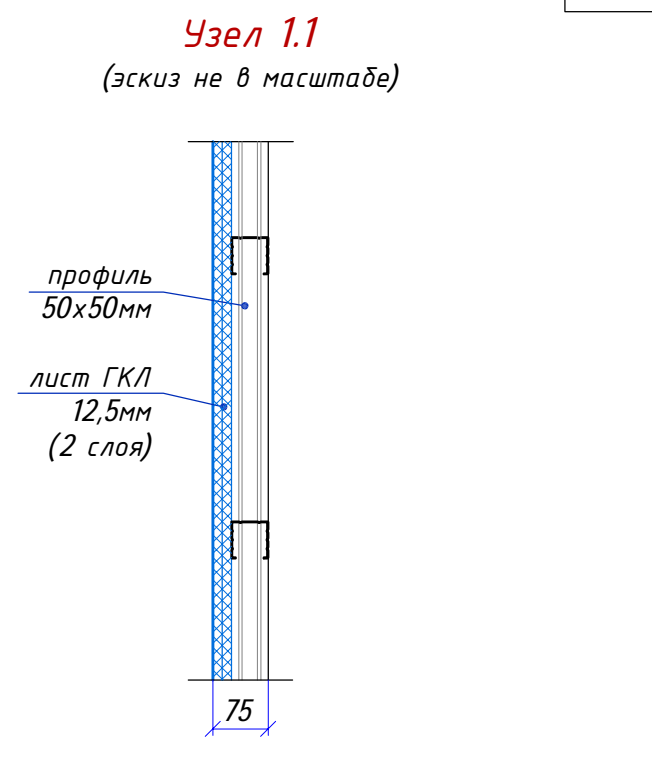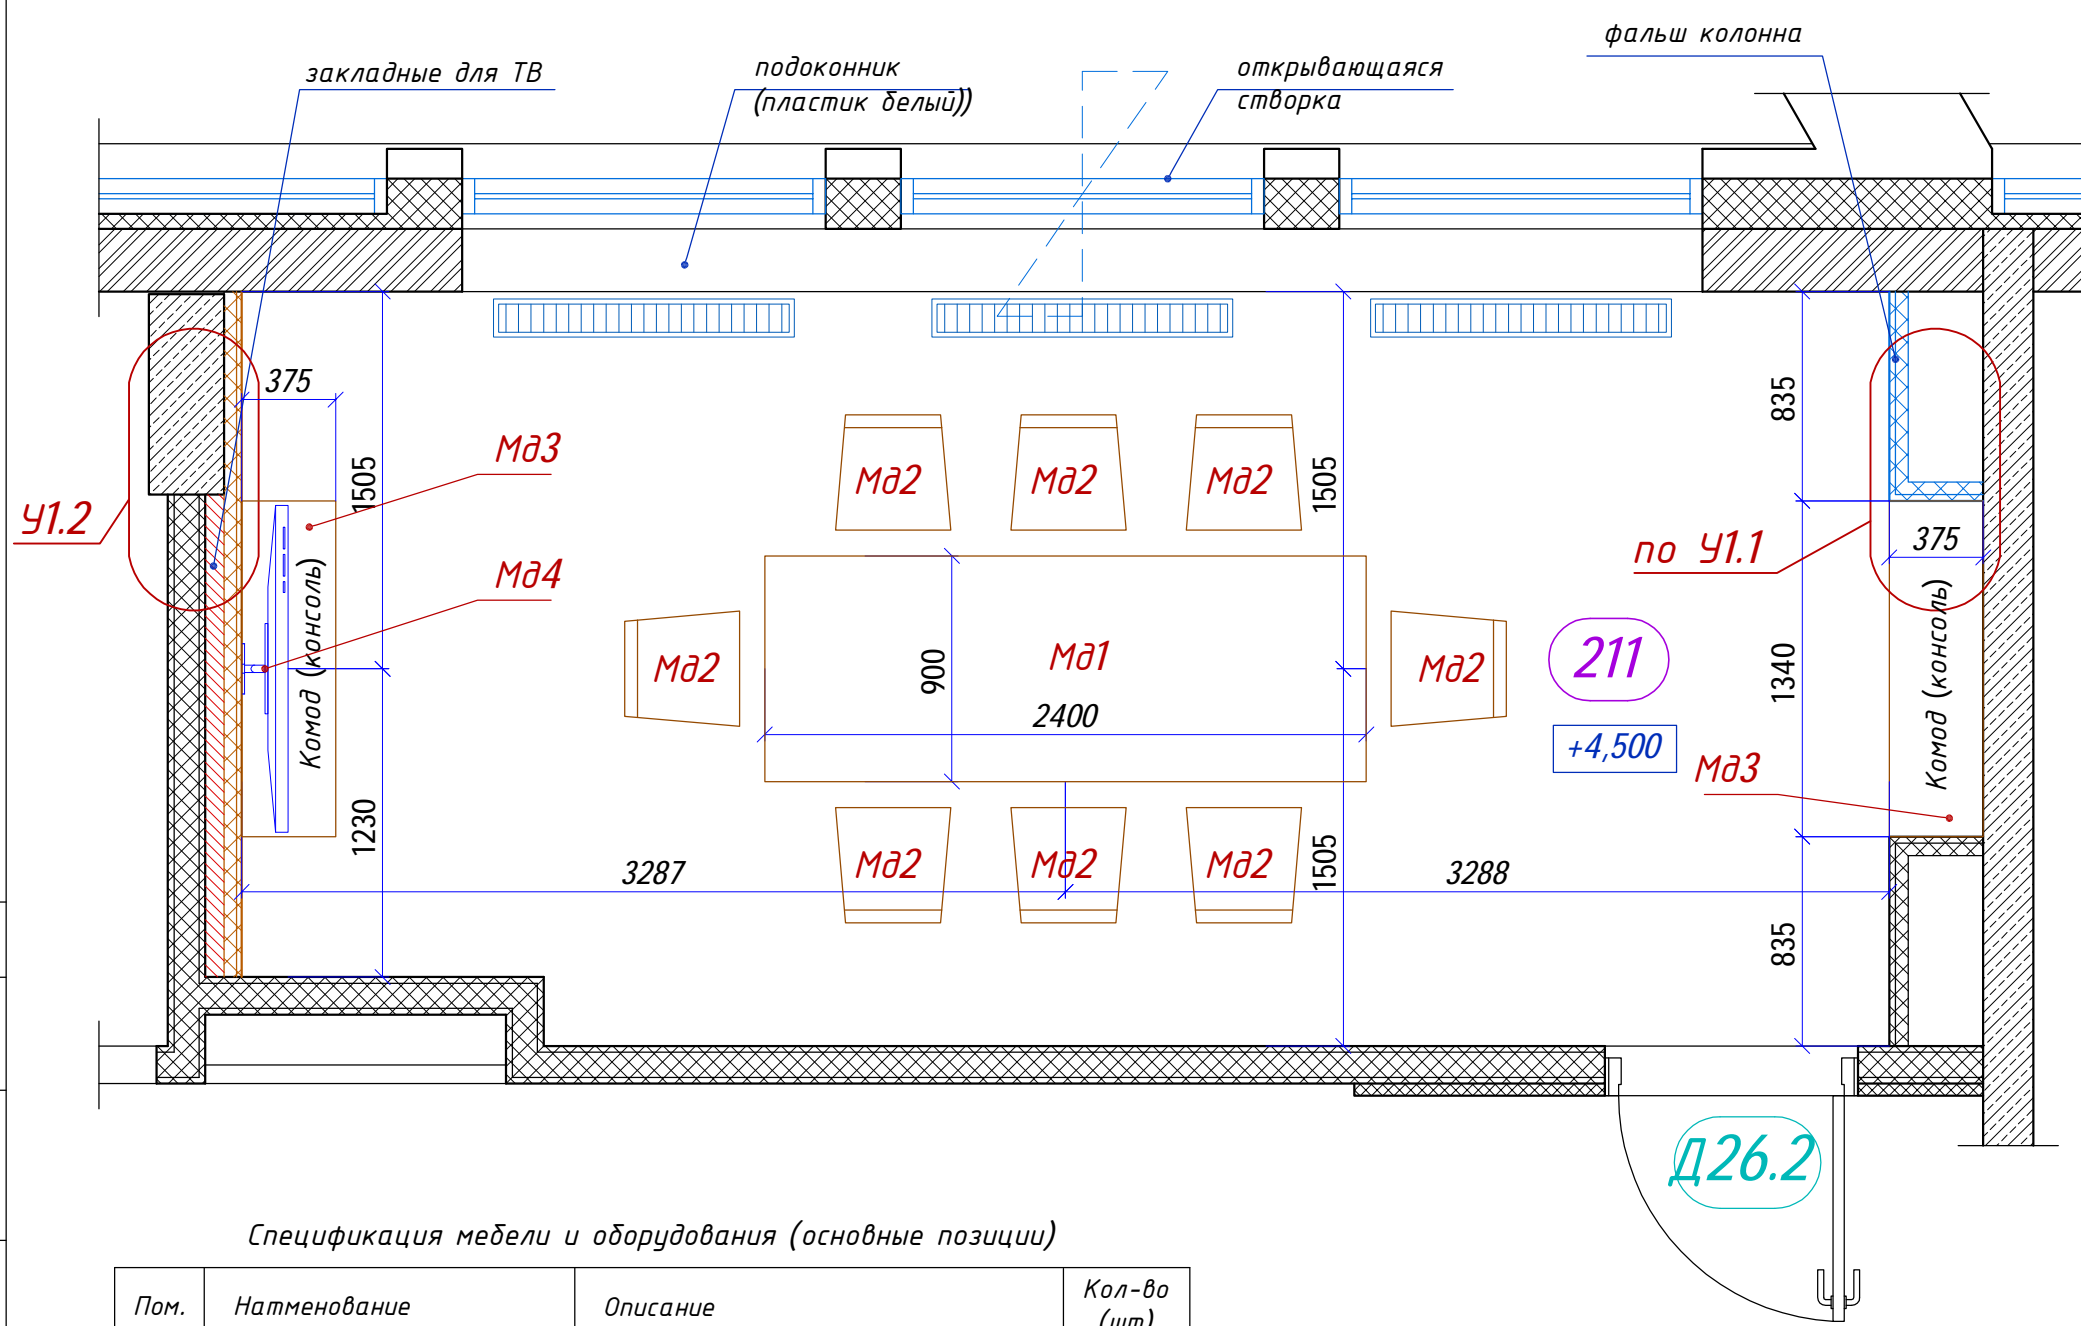

Спецификация мебели и оборудования (основные позиции)

Пом.	Наименование	Описание	Кол-во (шт)
Mд1	Конференц стол k31_2	Стекло непрозрачное с алюм. профилем 2400x900x800	1
Mд2	Кресло	Кресло для переговоров	8
Mд3	Комод (консоль)	1340x375x800(н)мм отделка ЛДСП Egger H3170 ST12 Дуб Кендалл натуральный, индивидуальное изготовление	2
Mд4	Телевизор	Подвесной на кронштейне	1

- обозначения мебели и оборудования даны условно (для каждого помещения отдельно).

Характеристики и кол-во дверей см. в альбоме "Ведомость элементов заполнения дверных проемов"

- Примечание**
1. Все размеры проектные;
 2. Узлы могут быть изменены в зависимости от применяемых материалов;
 3. Раскладка профилей каркасов показана условно;
 4. ГСП "Hilgen" с отделкой Egger H3170 ST12 Дуб Кендалл;

Масштаб 1:30


					- АИ		Том 2.5	
Изм.	Кол.уч.	Лист	№ док.	Подп.	Дата	Гостиничный комплекс 4* "Cosmos Omsk" по адресу: г.Омск, ул.Волочаевская, д.18		
Руководитель мастерской		Яковлева С.		<i>[Signature]</i>	30.03.22			
тел.		8 (985) 769-38-23						
Руководитель проекта		Миронова Е.		<i>[Signature]</i>				
тел.		8 (926) 444-82-62						
Дизайнер		Лысенко И.		<i>[Signature]</i>				
тел.		8 (909) 622-60-40						
Дизайнер		Езерская И.		<i>[Signature]</i>				
тел.		8 (903) 712-27-12						
Пом. 211 (Переговорная) 2й этаж на отм. +4500						Стадия	Лист	Листов
План расстановки оборудования						РД	2	
						ИП Яковлева Kareva project®		

Согласовано

Инв. № дубл.

Подп. и дата

Инв. № подл.

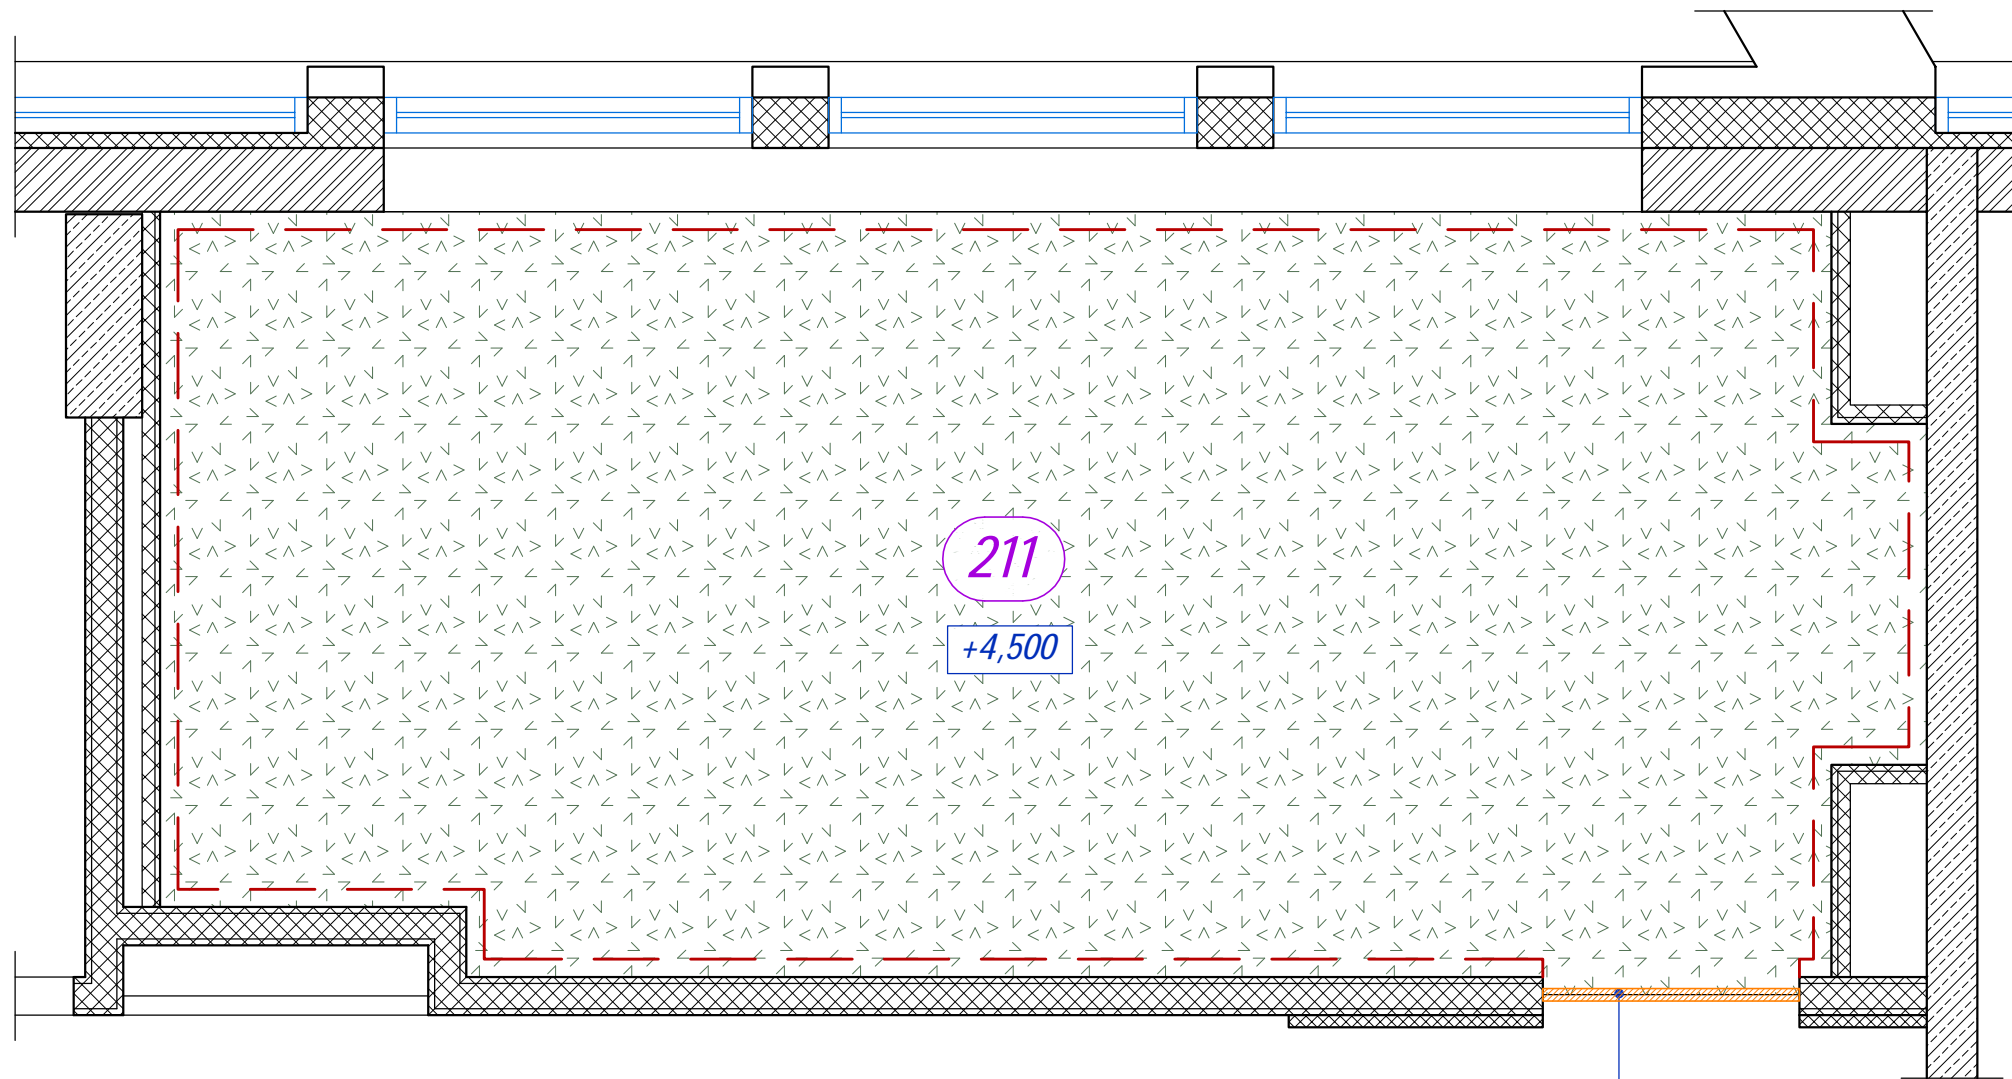


Ковролин EGE
HL 1400 80/20 WT
Lettering Blue EF82048-121




данный стыковочный профиль учтен
в ведомости по пом. 213 (Коридор)

Условные обозначения

 - ковролин EGE HL 1400 80/20 WT
Lettering Blue EF82048-121;

 - плинтус из ковролина EGE (h=100мм);

 - стыковочный профиль Belprofil
ПТ-05 серебро;





Кол-во стыковочного профиля просчитано в
ведомости по пом. 213 (Коридор).

Примечание

1. Все размеры проектные;
2. Ковролин заказывается по индивидуальному цветовому подбору;

Масштаб 1:30

   - АИ Том 2.5


Изм.	Кол.уч.	Лист	№ док.	Подп.	Дата				
Руководитель мастерской		Яковлева С.			19.03.22	Гостиничный комплекс 4* "Cosmos Omsk" по адресу: г.Омск, ул.Волочаевская, д.18			
тел.		8 (985) 769-38-23				Пом. 211 (Переговорная) 2й этаж на отм. +4500	Стадия	Лист	Листов
Руководитель проекта		Миронова Е.					РД	3	
тел.		8 (926) 444-82-62				План напольного покрытия	ИП Яковлева Kareva project®		
Дизайнер		Лысенко И.							
тел.		8 (909) 622-60-40							
Дизайнер		Езерская И.							
тел.		8 (903) 712-27-12							

Согласовано

Инв. № дубл.

Подп. и дата

Инв. № подл.

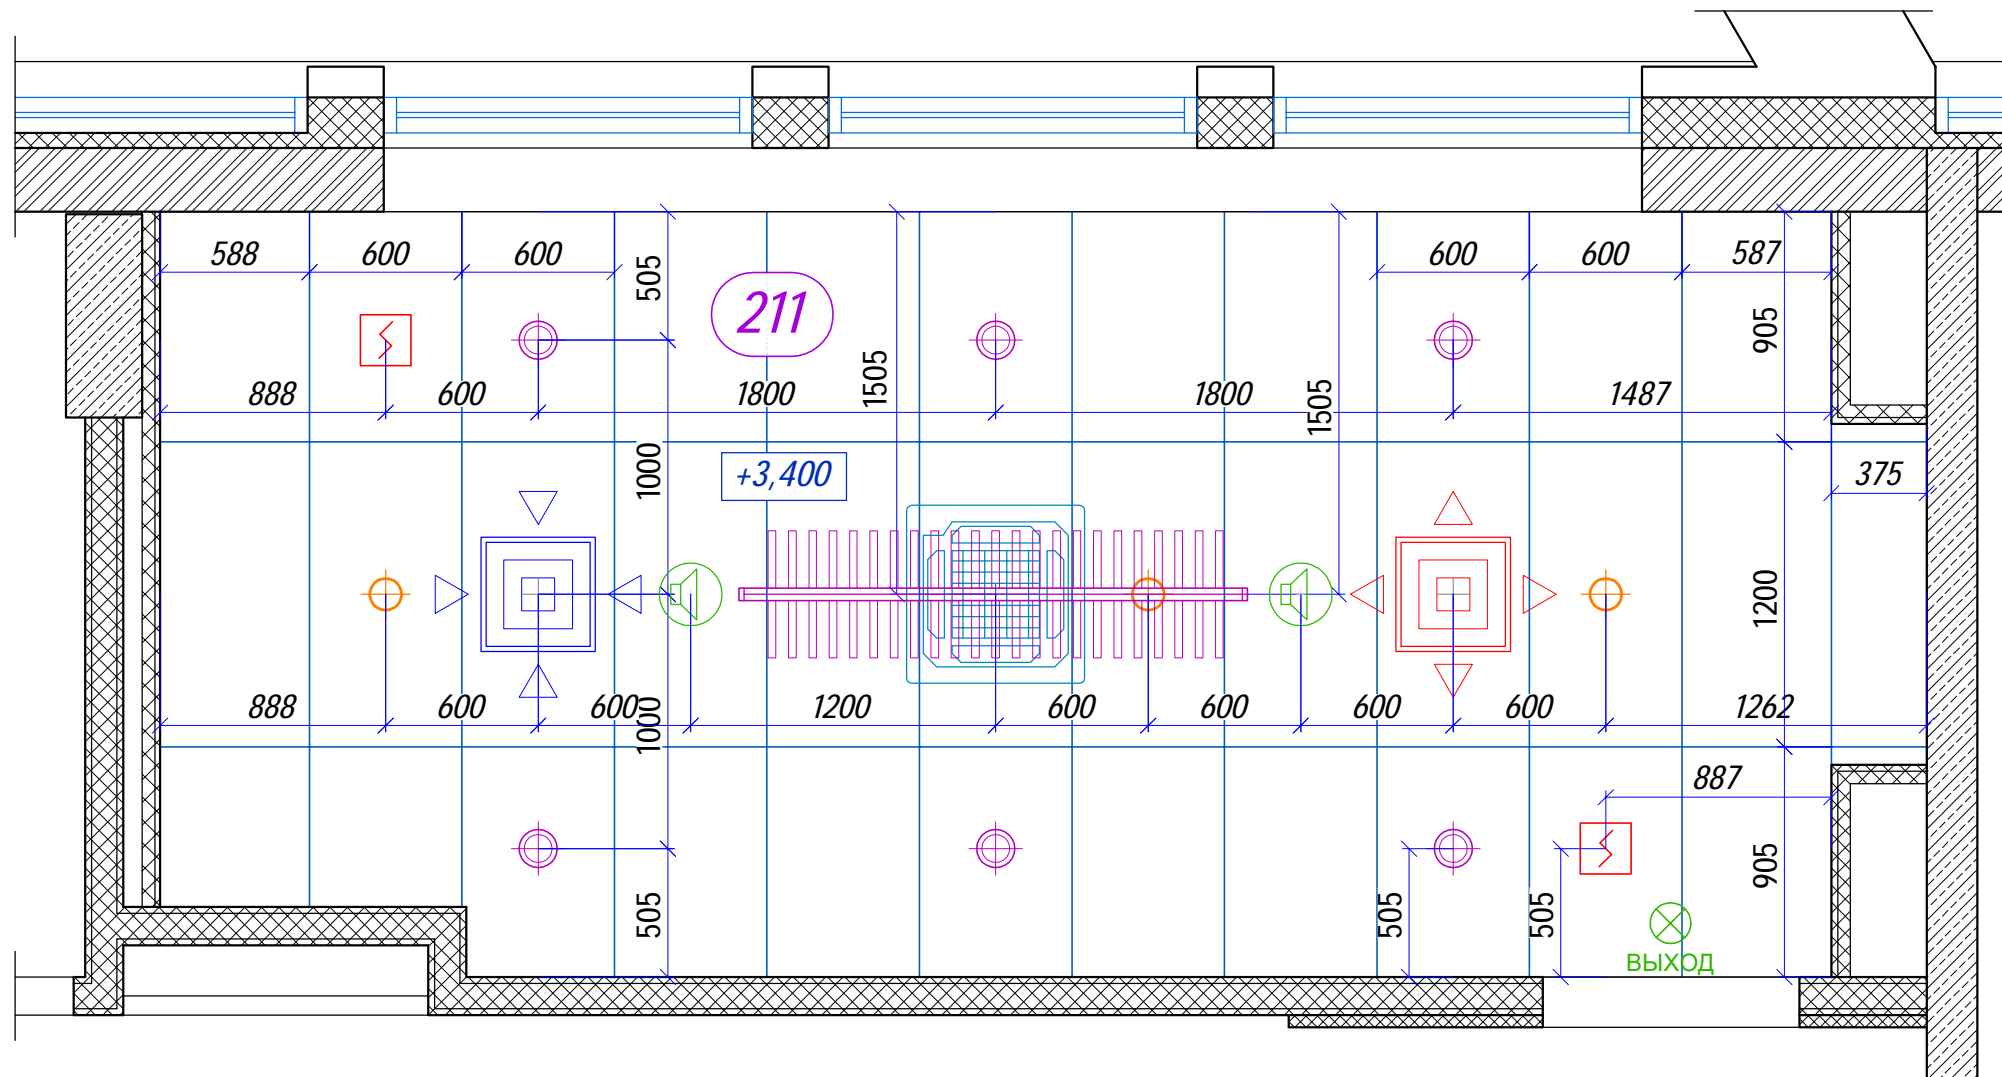


Подвесной светильник Flight RHYTHM HS30




Условные обозначения




- подвесной панельный потолок Escorpon Focus Ds 600x1200мм;

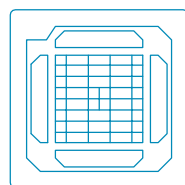

- кассетный кондиционер LG ARNU28GTBB4 570x570x256(н)мм;

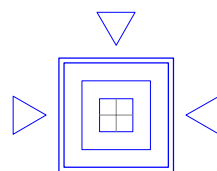

- вытяжная вент решетка 600x600мм 4АПН+3КСР;

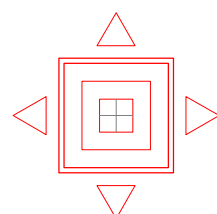

- приточная вент решетка 600x600мм 4АПН+3КСР;



- встраиваемый потолочный светильник;



- извещатель пожарный дымовой;



- спринклерный ороситель системы пожаротушения;




- громкоговоритель встраиваемый;



- оповещатель световой "ВЫХОД";

+3,400

- отметка высоты потолков от уровня чистого пола данного этажа;

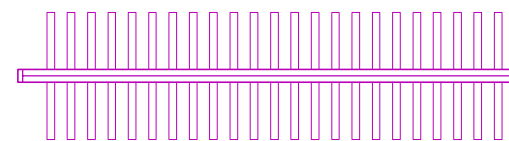

- подвесной декоративный светильник Flight RHYTHM HS30;

Примечание
1. Все размеры проектные;

Масштаб 1:30

- АИ Том 2.5


Изм.	Кол.уч.	Лист	№ док.	Подп.	Дата				
Руководитель мастерской		Яковлева С.		<i>[Signature]</i>	19.03.22	Гостиничный комплекс 4* "Cosmos Omsk" по адресу: г.Омск, ул.Волочаевская, д.18			
тел.		8 (985) 769-38-23				Пом. 211 (Переговорная) 2й этаж на отм. +4500	Стадия	Лист	Листов
Руководитель проекта		Миронова Е.		<i>[Signature]</i>			РД	4	
тел.		8 (926) 444-82-62				План потолков и инженерных систем	ИП Яковлева Kareva project®		
Дизайнер		Лысенко И.		<i>[Signature]</i>					
тел.		8 (909) 622-60-40							
Дизайнер		Езерская И.		<i>[Signature]</i>					
тел.		8 (903) 712-27-12							

Согласовано

Инв. № дубл.

Подп. и дата

Инв. № подл.

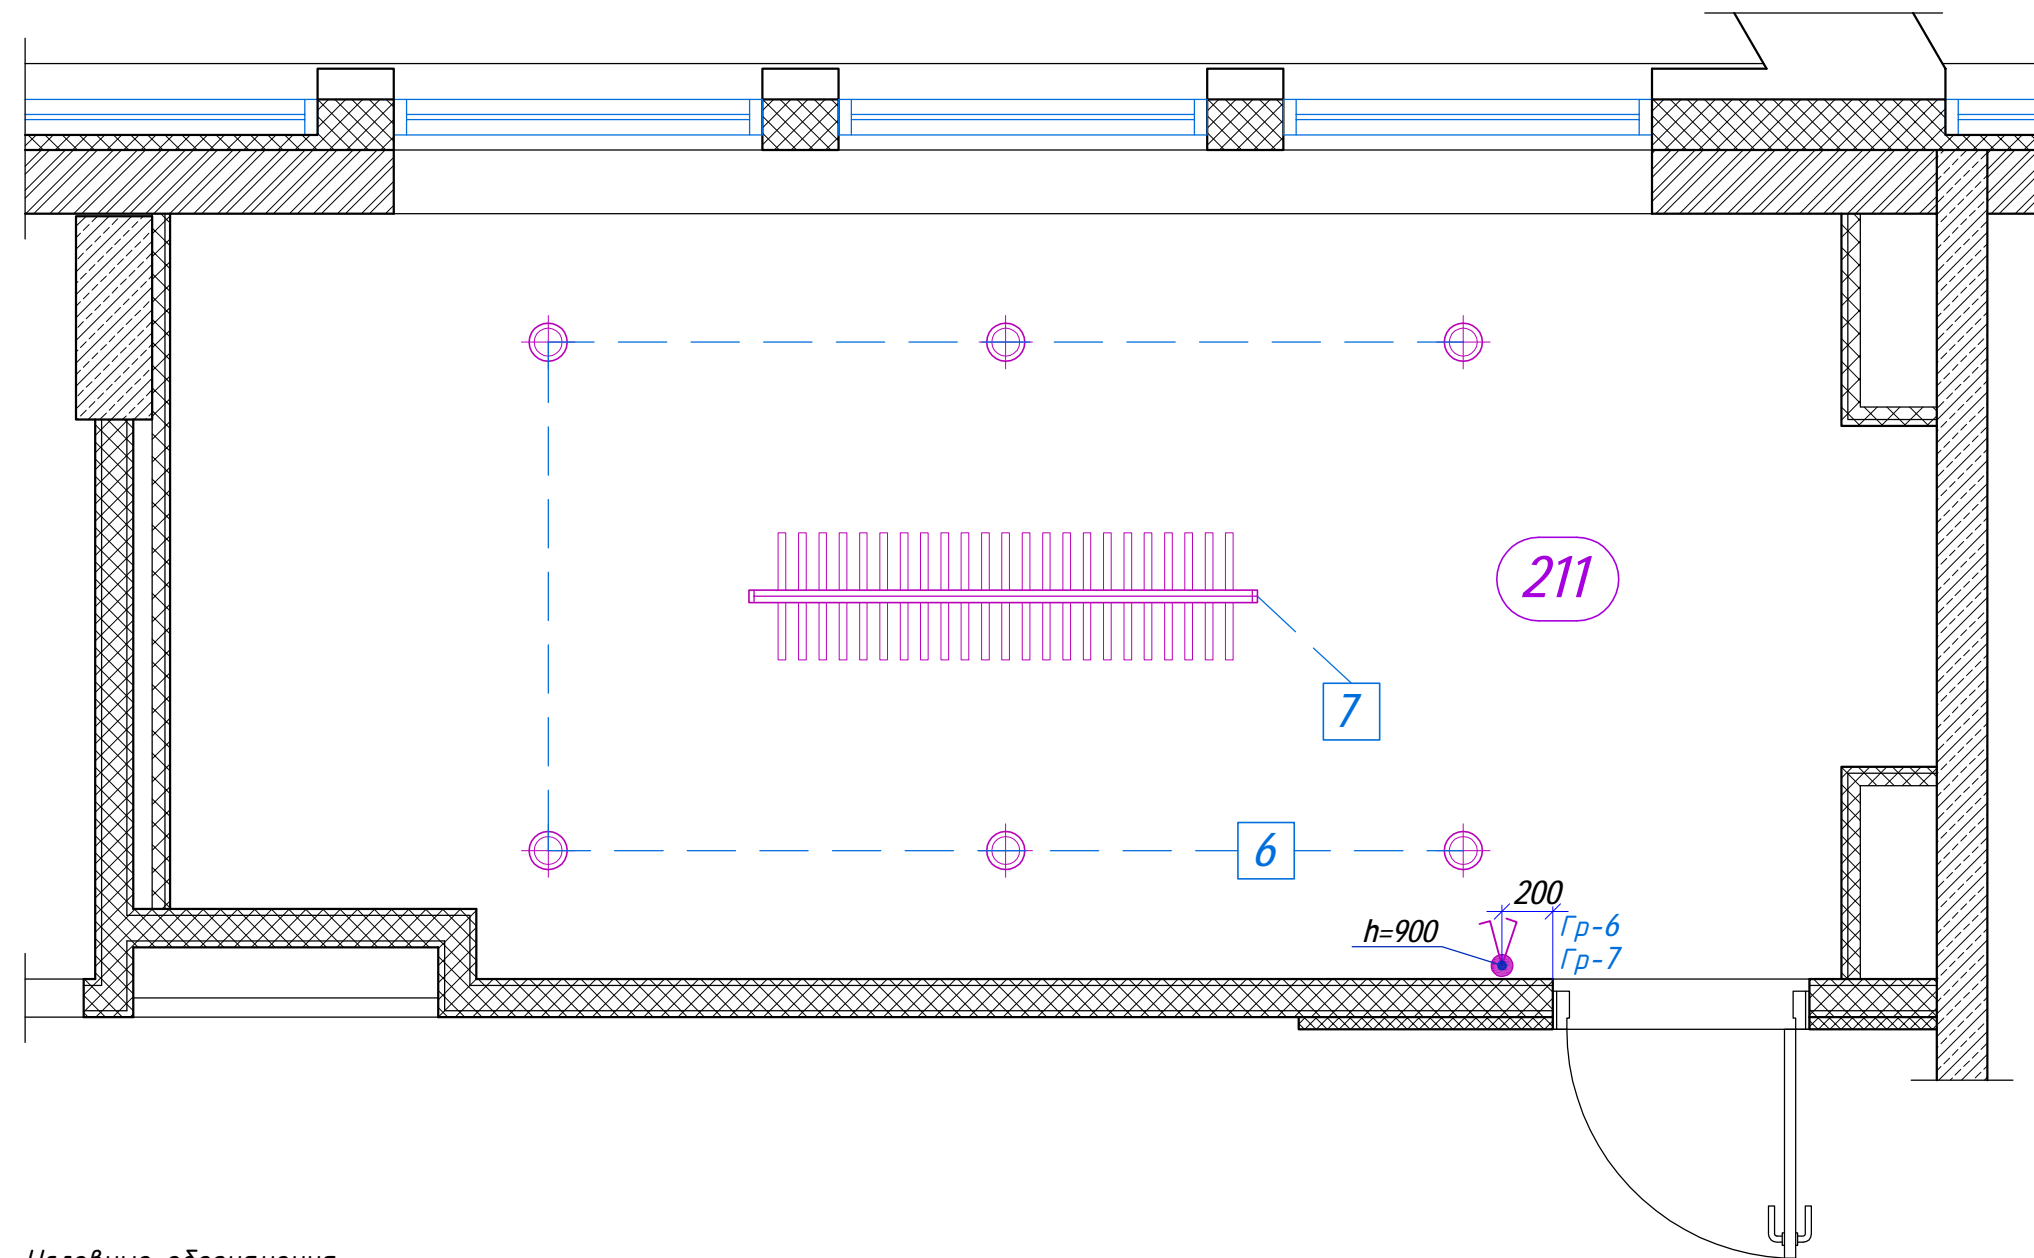

Подвесной светильник
Flight RHYTHM HS30



Условные обозначения

- встраиваемый потолочный светильник;

- подвесной декоративный светильник Flight RHYTHM HS30;

- выкл. 2-х клавишный;

- N групп (линии) освещения;

- N групп освещения приходящих на данный выключатель;

Примечание
1. Все размеры проектные;

Номерация групп освещения дана условно, в рамках разработки
Дизайн-проекта см. Общие планы помещений (Том 1)

Масштаб 1:30

- АИ Том 2.5


Изм.	Кол.уч.	Лист	№ док.	Подп.	Дата	Гостиничный комплекс 4* "Cosmos Omsk" по адресу: г.Омск, ул.Волочаевская, д.18			
Руководитель мастерской		Яковлева С.			19.03.22	Пом. 211 (Переговорная) 2й этаж на отм. +4500	Стадия	Лист	Листов
тел.		8 (985) 769-38-23					РД	5	
Руководитель проекта		Миронова Е.					План группировки приборов освещения и выключателей	ИП Яковлева Kareva project®	
Дизайнер		Лысенко И.							
тел.		8 (909) 622-60-40							
Дизайнер		Езерская И.							
тел.		8 (903) 712-27-12							

Согласовано

Инв. № дубл.



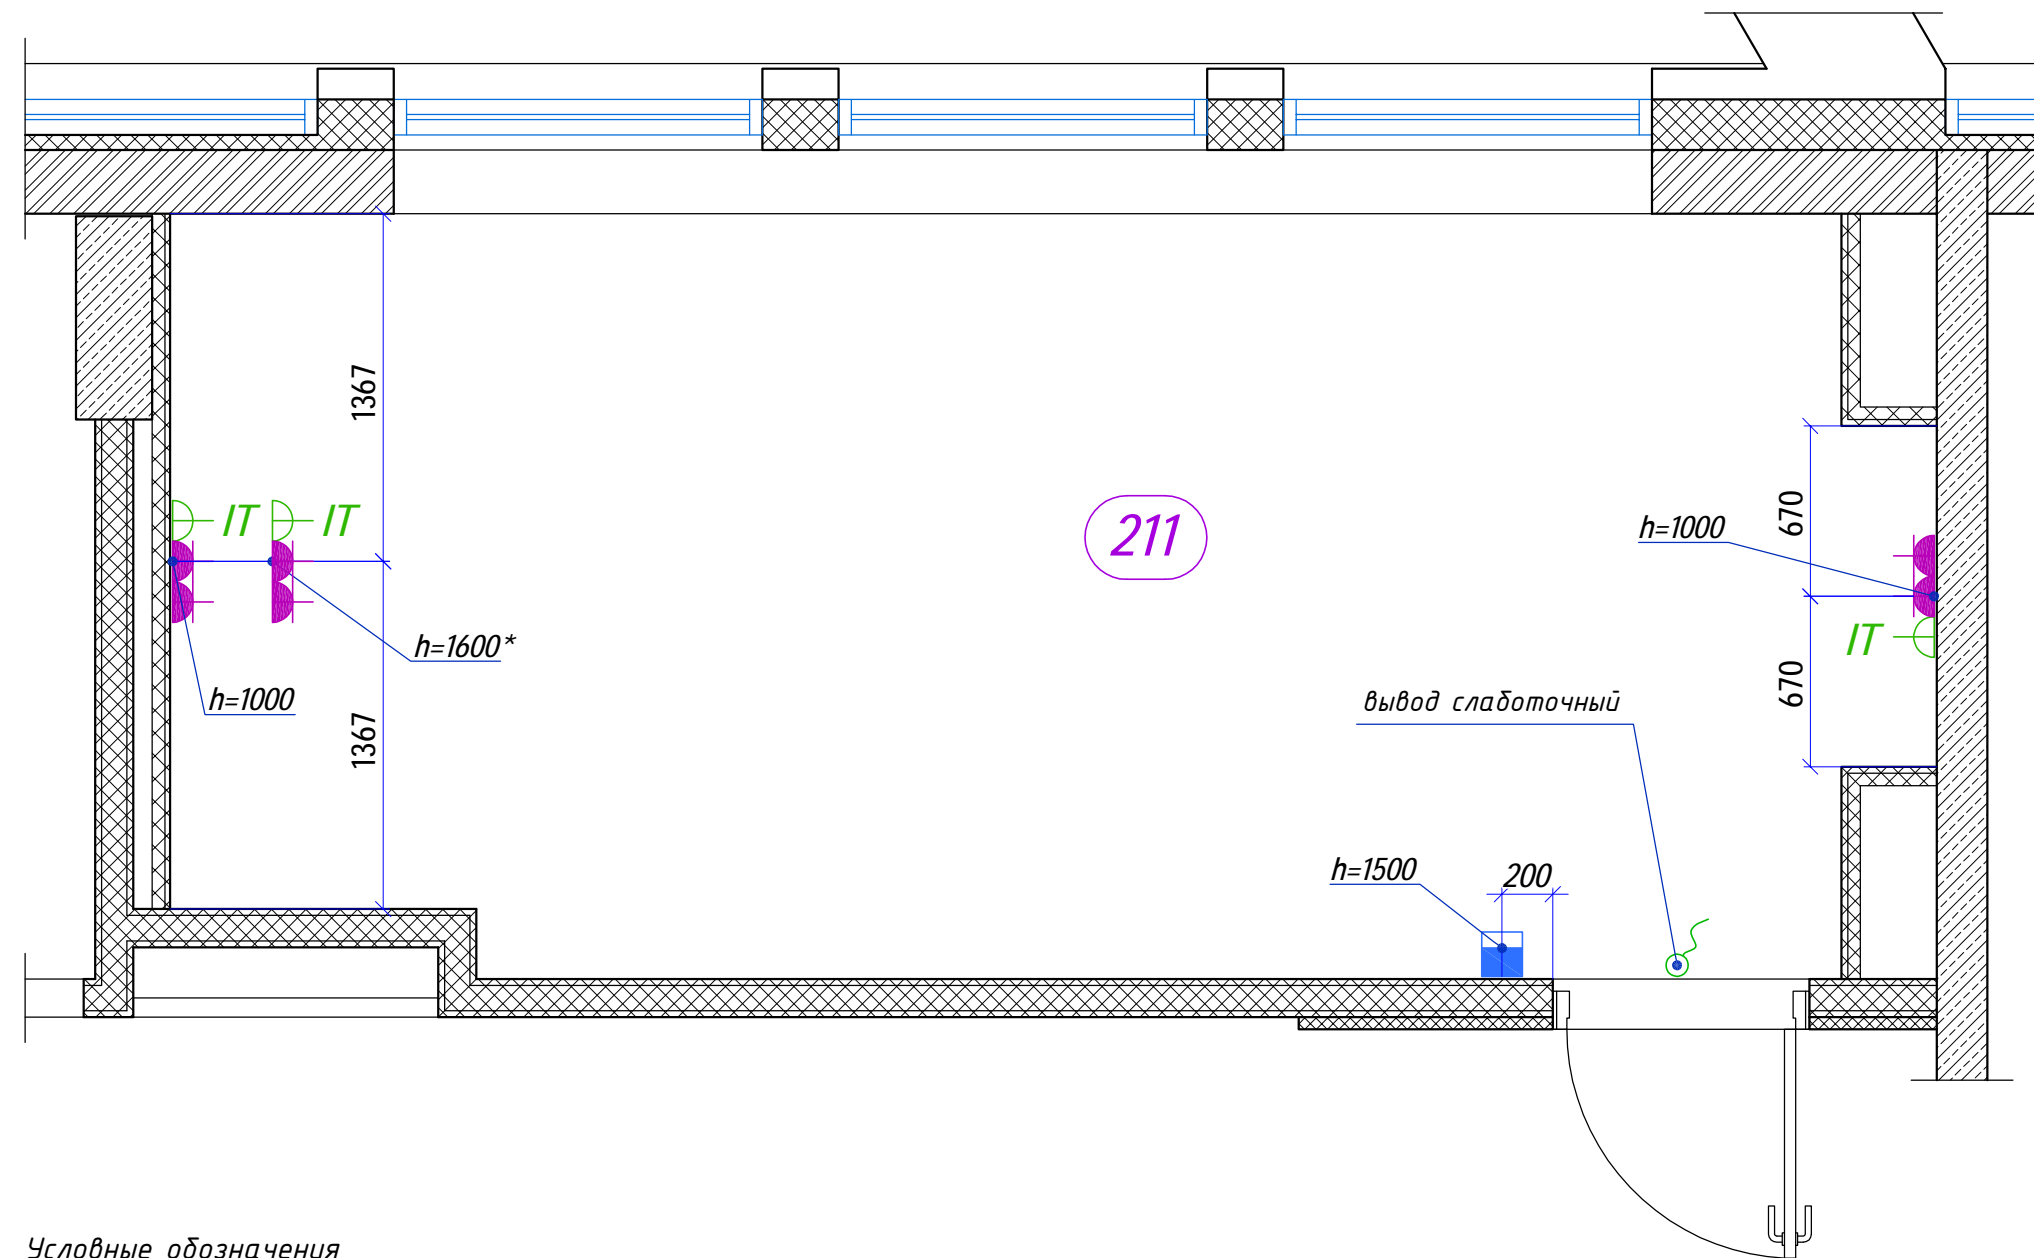


Подп. и дата

Инв. № подл.







211

Условные обозначения

-  - розетка силовая 220V;
-  - розетка силовая 220V с крышкой;
-  - розетка слаботочная IT 2 порта (Интернет);
-  - пульт управления кондиционером;
-  - вывод кабеля слаботочный;

  Масштаб 1:30

- АИ Том 2.5





Изм.	Кол.уч.	Лист	№ док.	Подп.	Дата				
Руководитель мастерской		Яковлева С.			19.03.22	Гостиничный комплекс 4* "Cosmos Omsk" по адресу: г.Омск, ул.Волочаевская, д.18			
тел.		8 (985) 769-38-23							
Руководитель проекта		Миронова Е.				Пом. 211 (Переговорная) 2й этаж на отм. +4500	Стадия	Лист	Листов
тел.		8 (926) 444-82-62					РД	6	
Дизайнер		Лысенко И.				План расстановки розеток	ИП Яковлева Kareva project®		
тел.		8 (909) 622-60-40							
Дизайнер		Езерская И.							
тел.		8 (903) 712-27-12							

Согласовано

Инв. № дубл.

Подп. и дата

Инв. № подл.

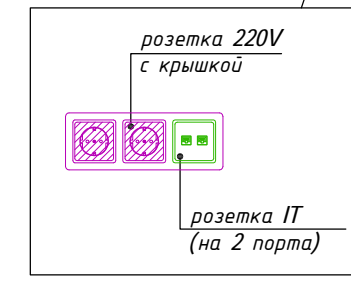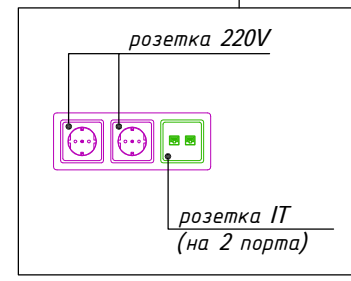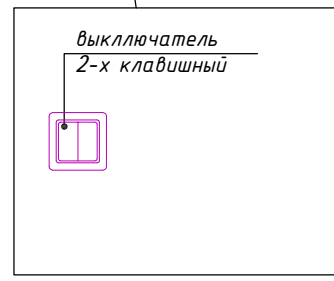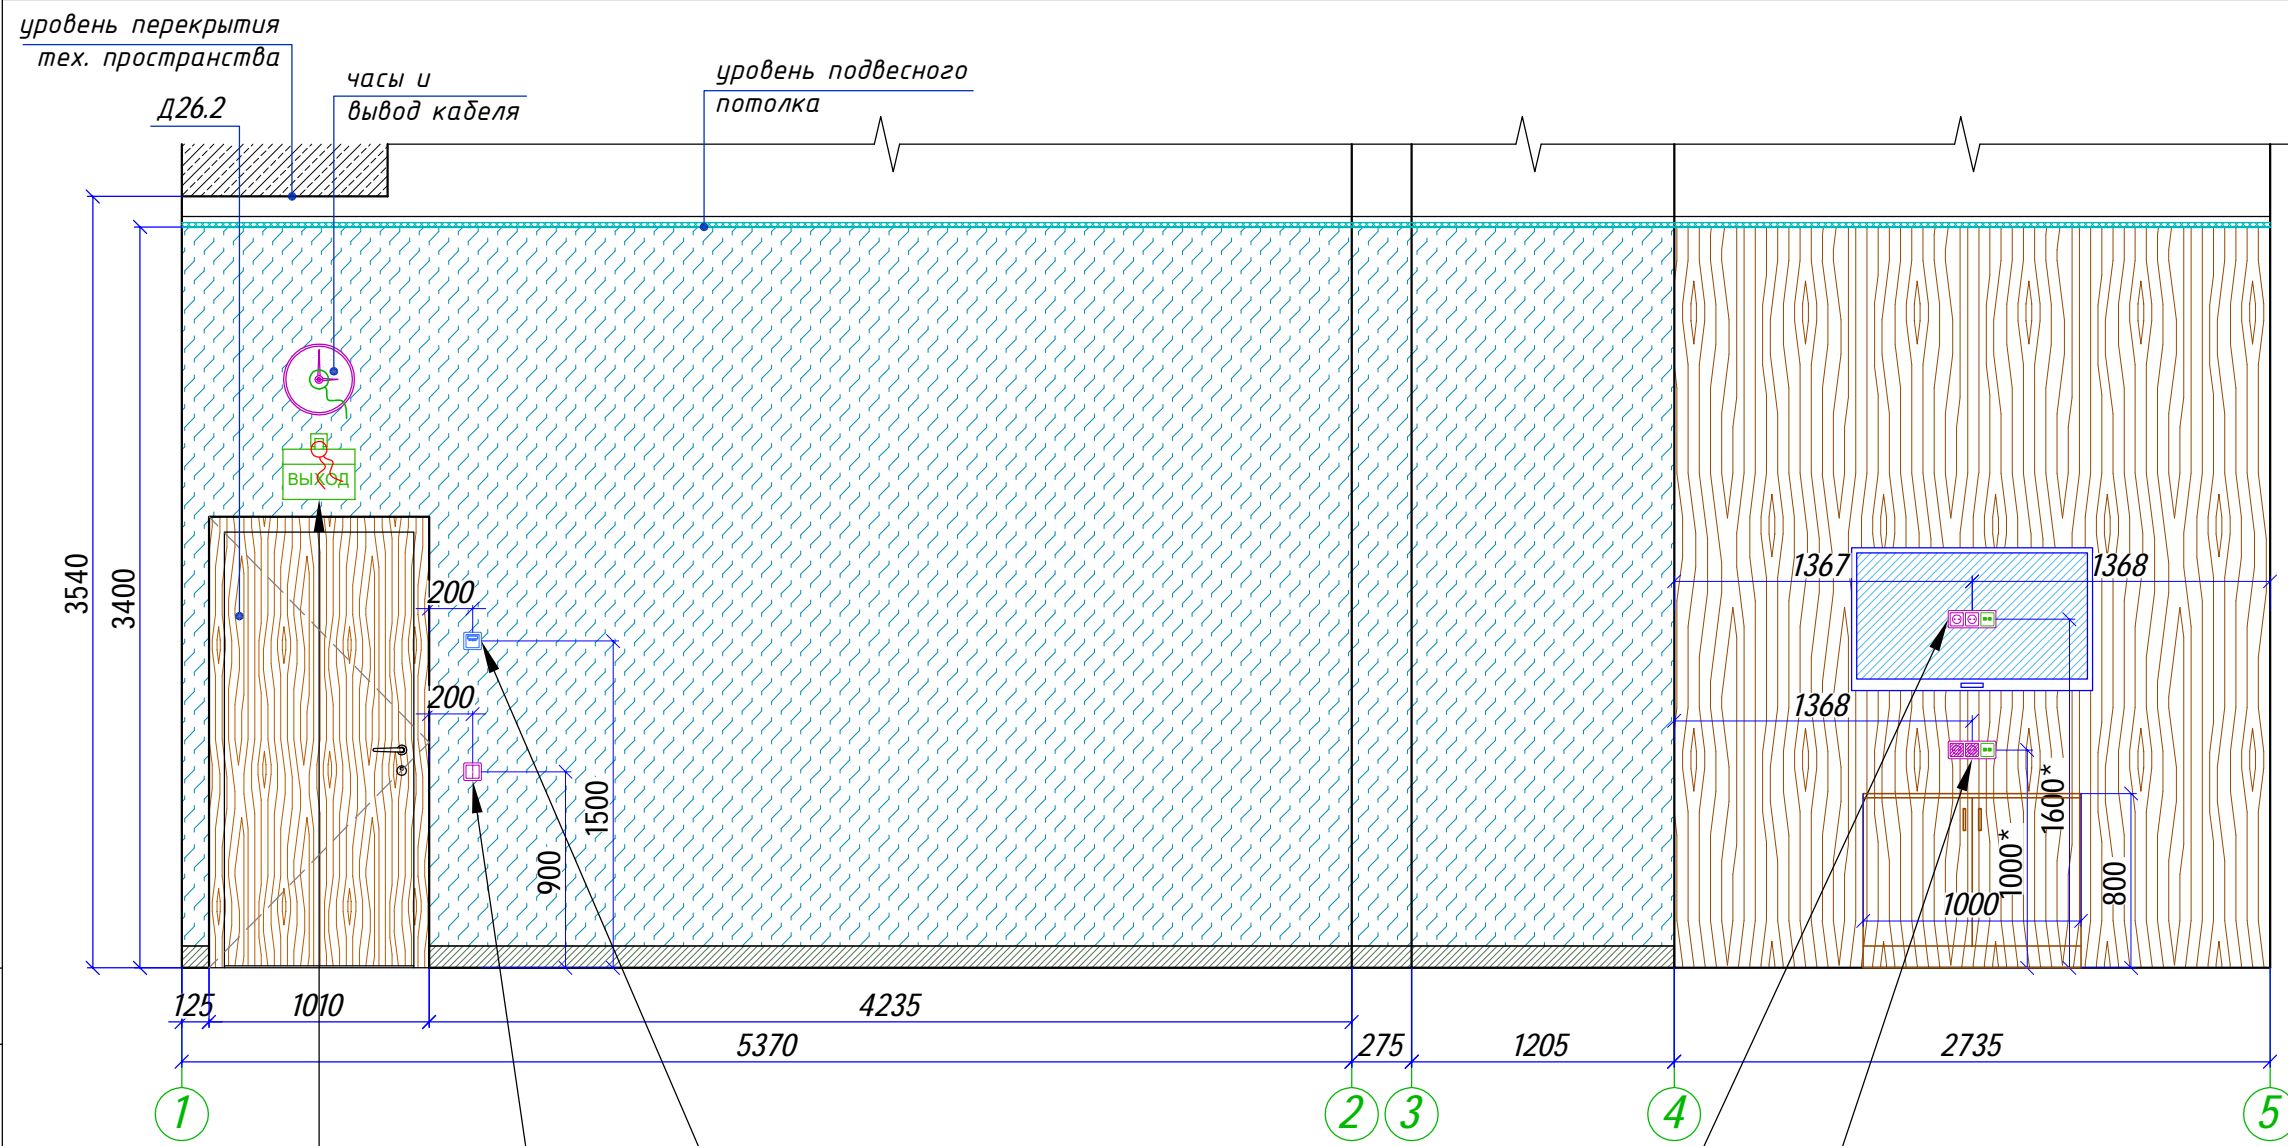


- Условные обозначения
- обои Vescom Grayson 1104.10;
 - ГСП "Hilgen" с отделкой Egger H3170 ST12 Дуб Кендалл;
 - плинтус из ковролина (h=100мм);
 - вывод кабеля слаботочный;

Согласовано

Инв. № дубл.

Подп. и дата


Инв. № подл.

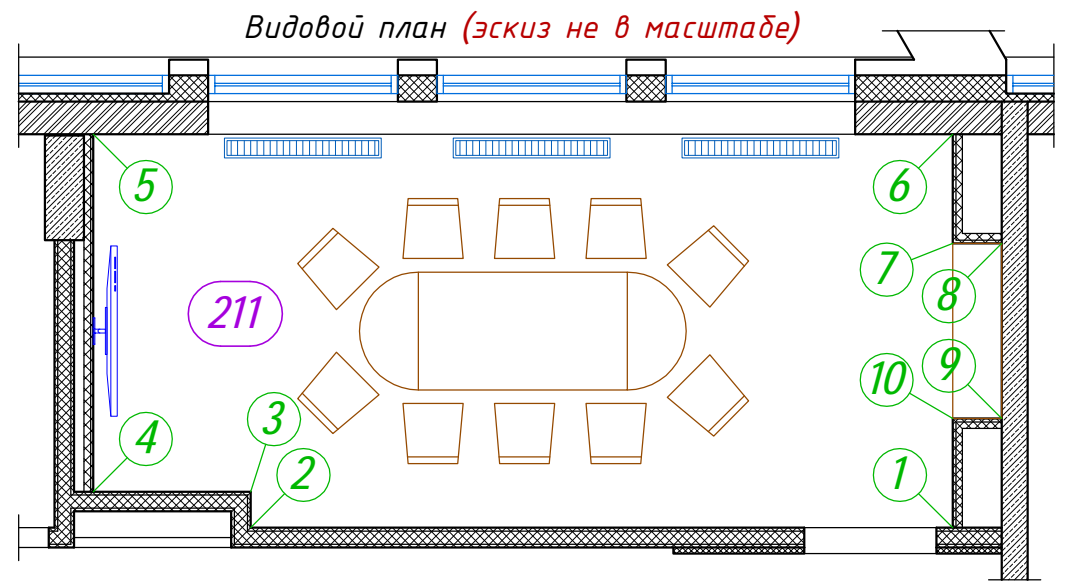


Примечание
1. Все размеры проектные;

Масштаб 1:35

						- АИ			Том 2.5		
Изм.	Кол.уч.	Лист	№ док.	Подп.	Дата	Гостиничный комплекс 4* "Cosmos Omsk" по адресу: г.Омск, ул.Волочаевская, д.18					
Руководитель мастерской					19.03.22						
тел.		8 (985) 769-38-23				Пом. 211 (Переговорная) 2й этаж на отм. +4500	Стадия	Лист	Листов		
Руководитель проекта		8 (926) 444-82-62					РД	7.1	2		
Дизайнер		8 (909) 622-60-40				Развертки по стенам помещения по маркерам 1-5	ИП Яковлева Kareva project®				
Дизайнер		8 (903) 712-27-12									

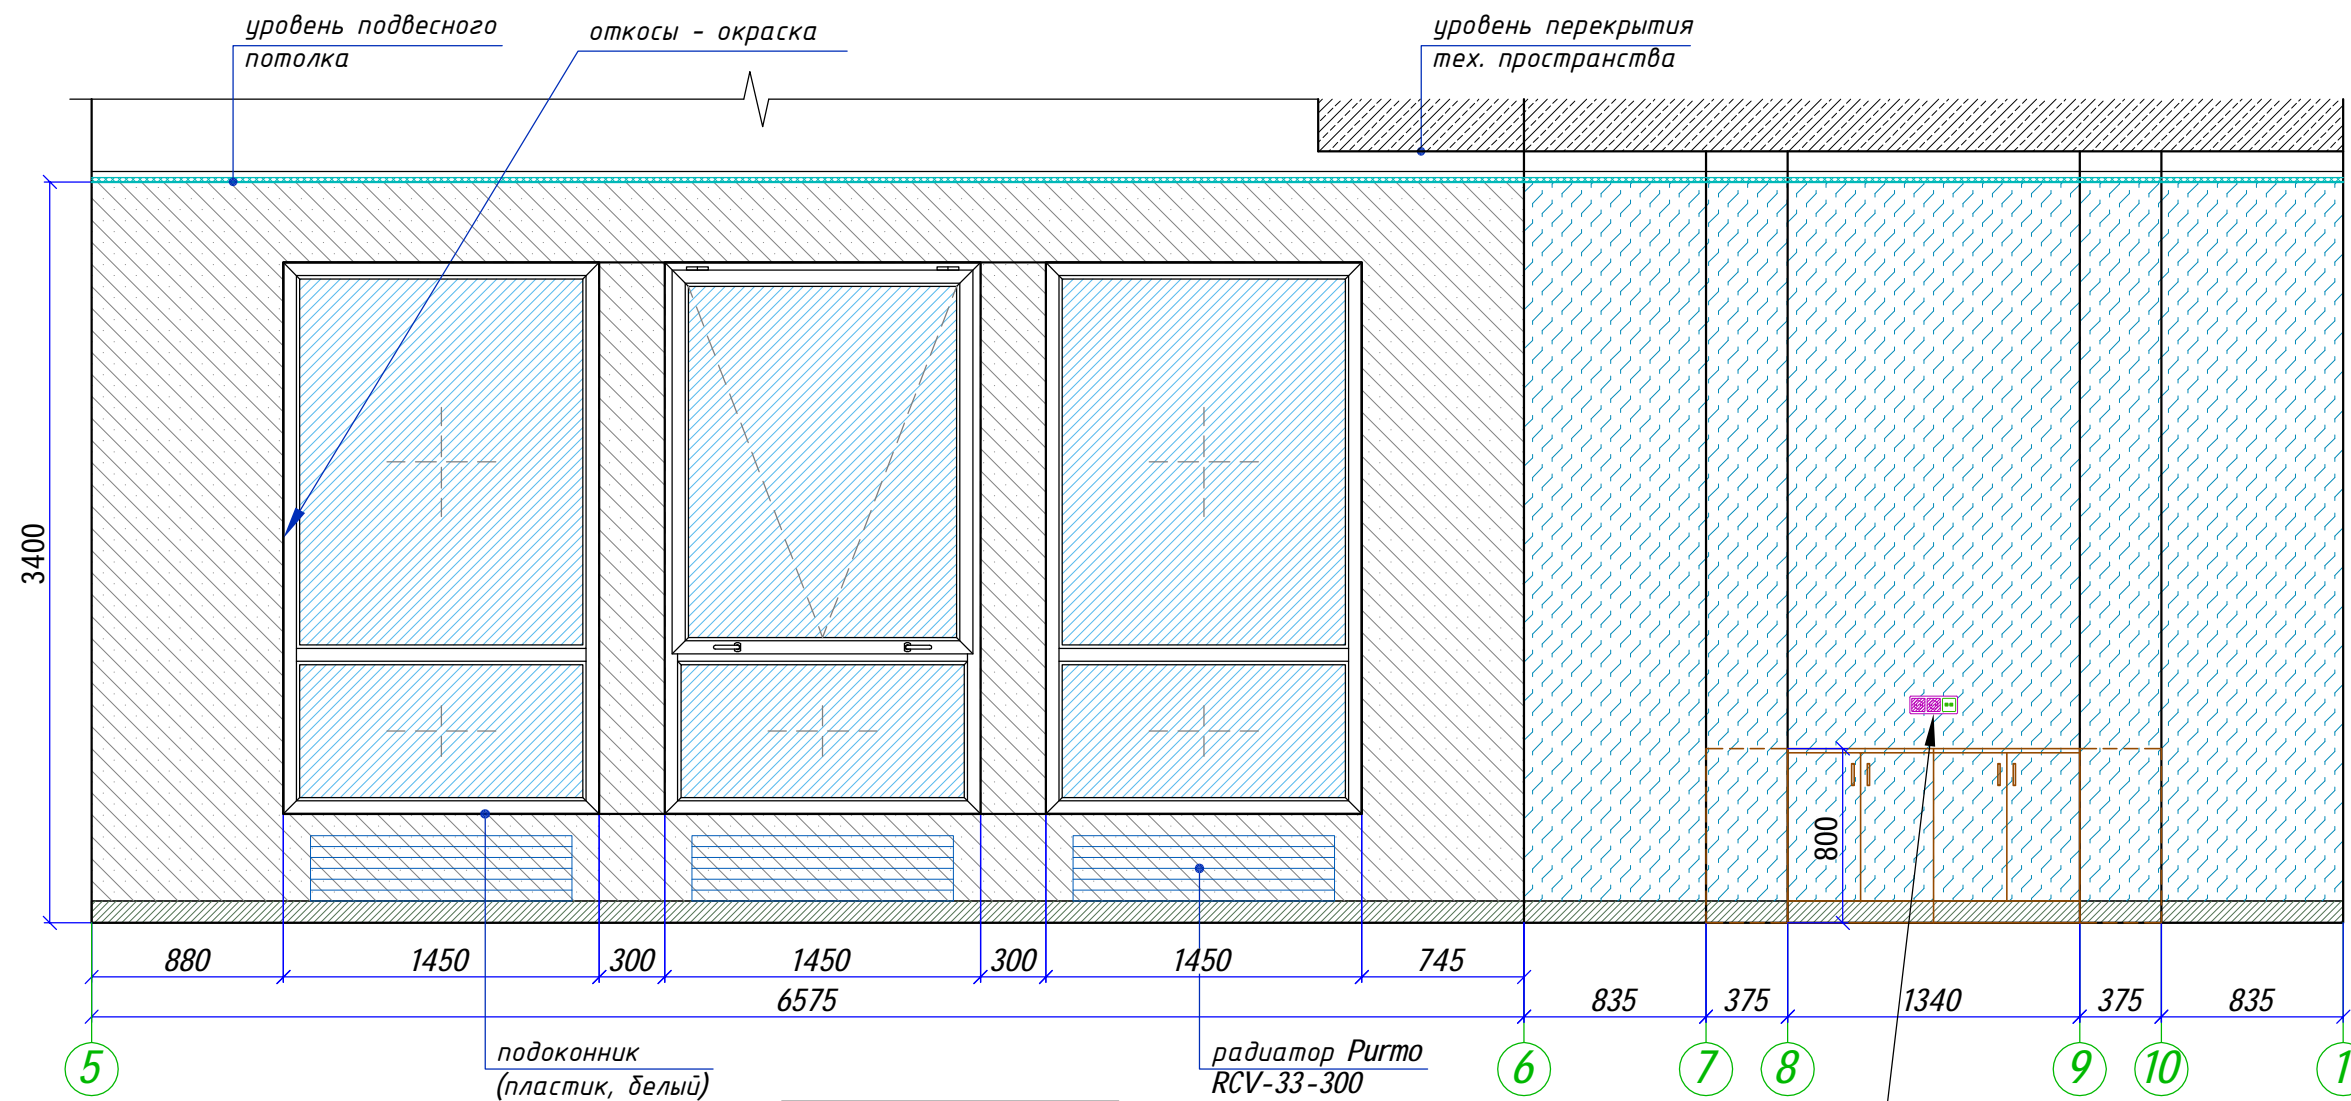

- Условные обозначения
- обои Vescom Grayson 1104.10;
 - окраска Вар 1 - Soframap 8306 (NCS S 2500-N), Вар 2 - Soframap 8296 (NCS S 4000-N);
 - плинтус из ковролина (h=100мм);

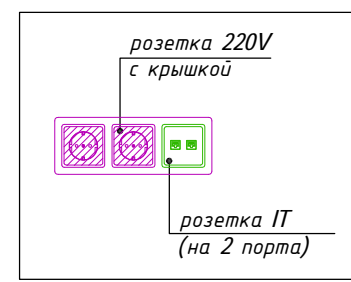

Ведомость розеток и выключателей


Эскиз	Обозначение на планах	Описание	Кол-во (шт)
		Выключатель 2-х клавишный	1
		Розетка силовая 220V с заземлением	2
		Розетка силовая 220V с заземлением и крышкой	4
		Розетка слаботочная Интернет (2 порта)	3

Ведомость установочной электроарматуры

Эскиз	Описание	Кол-во (шт)
	Рамка установочная 1x1	1
	Рамка установочная 1x3	3

Примечание
1. Все размеры проектные;

Видовой план (эскиз не в масштабе)

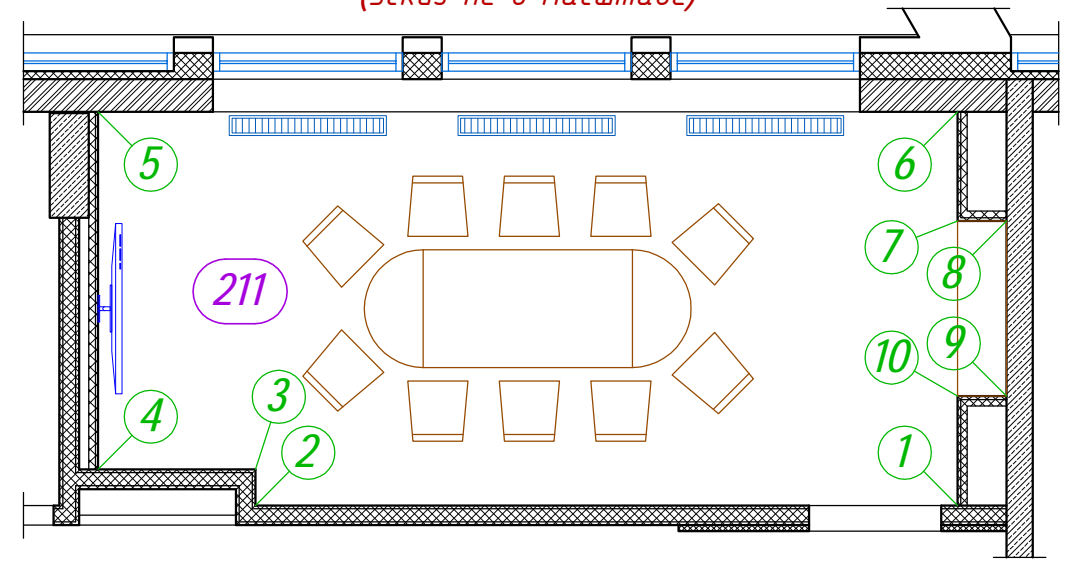

Масштаб 1:35

- АИ Том 2.5

Изм.	Кол.уч.	Лист	№ док.	Подп.	Дата
Руководитель мастерской		Яковлева С.			19.03.22
тел.		8 (985) 769-38-23			
Руководитель проекта		Миронова Е.			
тел.		8 (926) 444-82-62			
Дизайнер		Лысенко И.			
тел.		8 (909) 622-60-40			
Дизайнер		Езерская И.			
тел.		8 (903) 712-27-12			

Гостиничный комплекс 4* "Cosmos Omsk" по адресу: г.Омск, ул.Волочаевская, д.18

Пом. 211 (Переговорная)
2й этаж на отм. +4500

Развертки по стенам помещения по маркерам 5-1

Стадия	Лист	Листов
РД	7.2	

ИП Яковлева Kareva project®

Согласовано


Инв. № дубл.

Подп. и дата

Инв. № подл.



Вид А

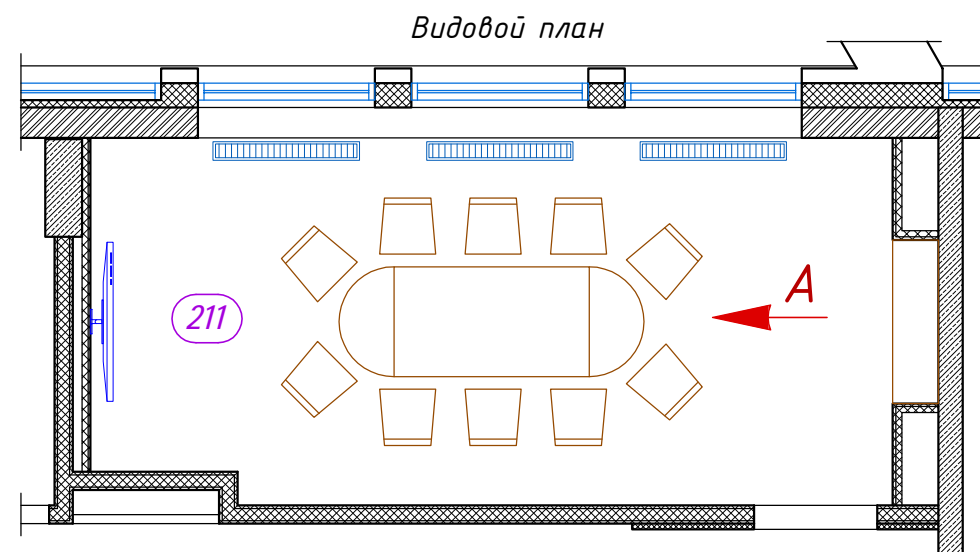

- АИ						Том 2.5			
Изм.	Кол.уч.	Лист	№ док.	Подп.	Дата	Гостиничный комплекс 4* "Cosmos Omsk" по адресу: г.Омск, ул.Волочаевская, д.18			
Руководитель мастерской		Яковлева С.		<i>[Signature]</i>	19.03.22				
тел.		8 (985) 769-38-23				Пом. 211 (Переговорная) 2й этаж на отм. +4500	Стадия	Лист	Листов
Руководитель проекта		Миронова Е.		<i>[Signature]</i>			РД	8	
тел.		8 (926) 444-82-62				Визуализации помещения Вид А	ИП Яковлева Kareva project®		
Дизайнер		Лысенко И.		<i>[Signature]</i>					
тел.		8 (909) 622-60-40							
Дизайнер		Езерская И.		<i>[Signature]</i>					
тел.		8 (903) 712-27-12							

Согласовано

Инв. № дубл.

Подп. и дата

Инв. № подл.

Ведомость отделочных материалов

№ пом.	Наименование	Площадь поверхности и на плане (м2)	Полы		Потолок	Стены			Оконные откосы	
			Ковролин EGE HL 1400 80/20 WT Lettering Blue EF82048-121	Плинтус из ковролина EGE Lettering Blue		Потолочные панели Ecophon Focus Ds 600x1200мм	ГСП "Hilgen" отделка Egger H3170 ST12 Дуб Кендалл	Обои Vescom Grayson 1104.10		Окраска Вар 1 - Soframap 8306 (NCS S 2500-N) Вар 2 - Soframap 8296 (NCS S 4000-N)
211	Переговорная	20,0	20,0	1,9	19,0	34	9,29	33,98	11,35	4,64
Единицы измерения		м2	м2	м2	м/п	шт	м2	м2	м2	м2


Ведомость электрооборудования

№ пом.	Наименование	Выключатели	Розетки			Прочее	Установочная электроарматура (рамки)	
			Розетка силовая 220V с заземлением	Розетка силовая 220V с заземлением и крышкой	Розетка слаботочная ЛВС (RG45) 2 порта		Пульт управления кондиционером	Рамка 1x1
211	Переговорная	1	2	4	3	1	1	3
Единицы измерения		шт	шт	шт	шт	шт	шт	шт

Ведомость осветительных приборов

№ пом.	Наименование	Осветительные приборы	
		Подвесной светильник Flight RHYTHM HS30	Встраиваемый потолочный светильник
211	Переговорная	1	6
Единицы измерения		шт	шт

Подоконник - пластиковый, цвет-белый
Кол-во - 1 шт.

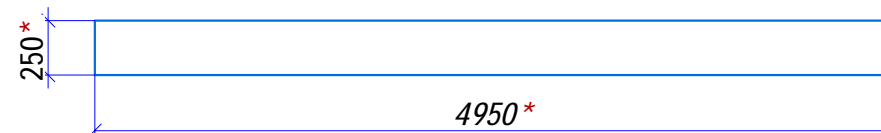

Изм.	Кол.уч.	Лист	№ док.	Подп.	Дата	- АИ			Том 2.5		
Руководитель мастерской		Яковлева С.		<i>[Signature]</i>	19.03.22	Гостиничный комплекс 4* "Cosmos Omsk" по адресу: г.Омск, ул.Волочаевская, д.18					
тел.		8 (985) 769-38-23				Пом. 211 (Переговорная) 2й этаж на отм. +4500			Стадия	Лист	Листов
Руководитель проекта		Миронова Е.		<i>[Signature]</i>					РД	В	
тел.		8 (926) 444-82-62									
Дизайнер		Лысенко И.		<i>[Signature]</i>							
тел.		8 (909) 622-60-40									
Дизайнер		Езерская И.		<i>[Signature]</i>							
тел.		8 (903) 712-27-12				Ведомости отделочных материалов и оборудования			ИП Яковлева Kareva project®		