

Дизайн-проект

Гостиничный комплекс 4 "Cosmos Omsk"
по адресу: г.Омск, ул.Волочаевская, д.18*

ТОМ-2.4

*Помещение N210 (Переговорная)
2й этаж*

Архитектурные решения интерьеров

Рабочая документация

Kareva project[©]

г.Москва 2022г.

ИП Яковлева
Kareva project ©

Гостиничный комплекс 4 "Cosmos Omsk"
по адресу: г.Омск, ул.Волочаевская, д.18*

ТОМ-2.4

Помещение N210 (Переговорная) 2й этаж

Архитектурные решения интерьеров

Рабочая документация

Исполнители:

<i>Руководитель мастерской</i>	<i>Яковлева С.</i>	/	_____	/
<i>Руководитель проекта</i>	<i>Миронова Е.</i>	/	_____	/
<i>Дизайнер</i>	<i>Лысенко И.</i>	/	_____	/
<i>Дизайнер</i>	<i>Езерская И.</i>	/	_____	/
<i>Разработчик</i>	<i>Кандауров В.</i>	/	_____	/

г.Москва 2022г.

Ведомость рабочих чертежей Том 2.4

Лист №	Наименование	Примечание
	Титульный лист	
1	Общие данные	
2	Планировочное решение и расстановка оборудования	
3	План напольного покрытия	
4	План потолков и инженерных систем	
5	План группировки приборов освещения и выключателей	
6	План расстановки розеток	
7	Развертки по стенам помещения	2 листа
8	Визуализации помещения	2 листа
	Приложения	
В	Ведомость отделочных материалов и оборудования	

Ведомость основных комплектов рабочих чертежей

Обозначение	Наименование	Примечание
Том 1	Архитектурные решения интерьеров Общие планы помещений 2-ого этажа	15 листов
Том 2.1	Архитектурные решения интерьеров Пом. 207 (Санузел МГН)	7 листов
Том 2.2	Архитектурные решения интерьеров Пом. 208 (Санузел мужской)	8 листов
Том 2.3	Архитектурные решения интерьеров Пом. 209 (Санузел женский)	9 листов
Том 2.4	Архитектурные решения интерьеров Пом. 210 (Переговорная)	8 листов
Том 2.5	Архитектурные решения интерьеров Пом. 211 (Переговорная)	8 листов
Том 2.6	Архитектурные решения интерьеров Пом. 212, 235 (Кофе-брейк и Коридор)	12 листов
Том 2.7	Архитектурные решения интерьеров Пом. 213 и 214 (Фойе и Коридор)	13 листов
Том 2.8	Архитектурные решения интерьеров Пом. 215.1 215.2, 215.3 (Конференц-залы)	15 листов
Том 2.9	Архитектурные решения интерьеров Пом. 201 (Лифтовой холл МГН)	4 листа


Согласовано

Инв. № дубл.

Подп. и дата

Инв. № подл.

Изм.	Кол.уч.	Лист	№ док.	Подп.	Дата				
Руководитель мастерской		Яковлева С.			19.03.22	- АИ Том 2.4 Гостиничный комплекс 4* "Cosmos Omsk" по адресу: г.Омск, ул.Волочаевская, д.18			
тел.		8 (985) 769-38-23							
Руководитель проекта		Миронова Е.				Пом. 210 (Переговорная) 2й этаж на отм. +4500	Стадия	Лист	Листов
тел.		8 (926) 444-82-62					РД	1	8
Дизайнер		Лысенко И.				Общие данные	ИП Яковлева Kareva project®		
тел.		8 (909) 622-60-40							
Дизайнер		Езерская И.							
тел.		8 (903) 712-27-12							

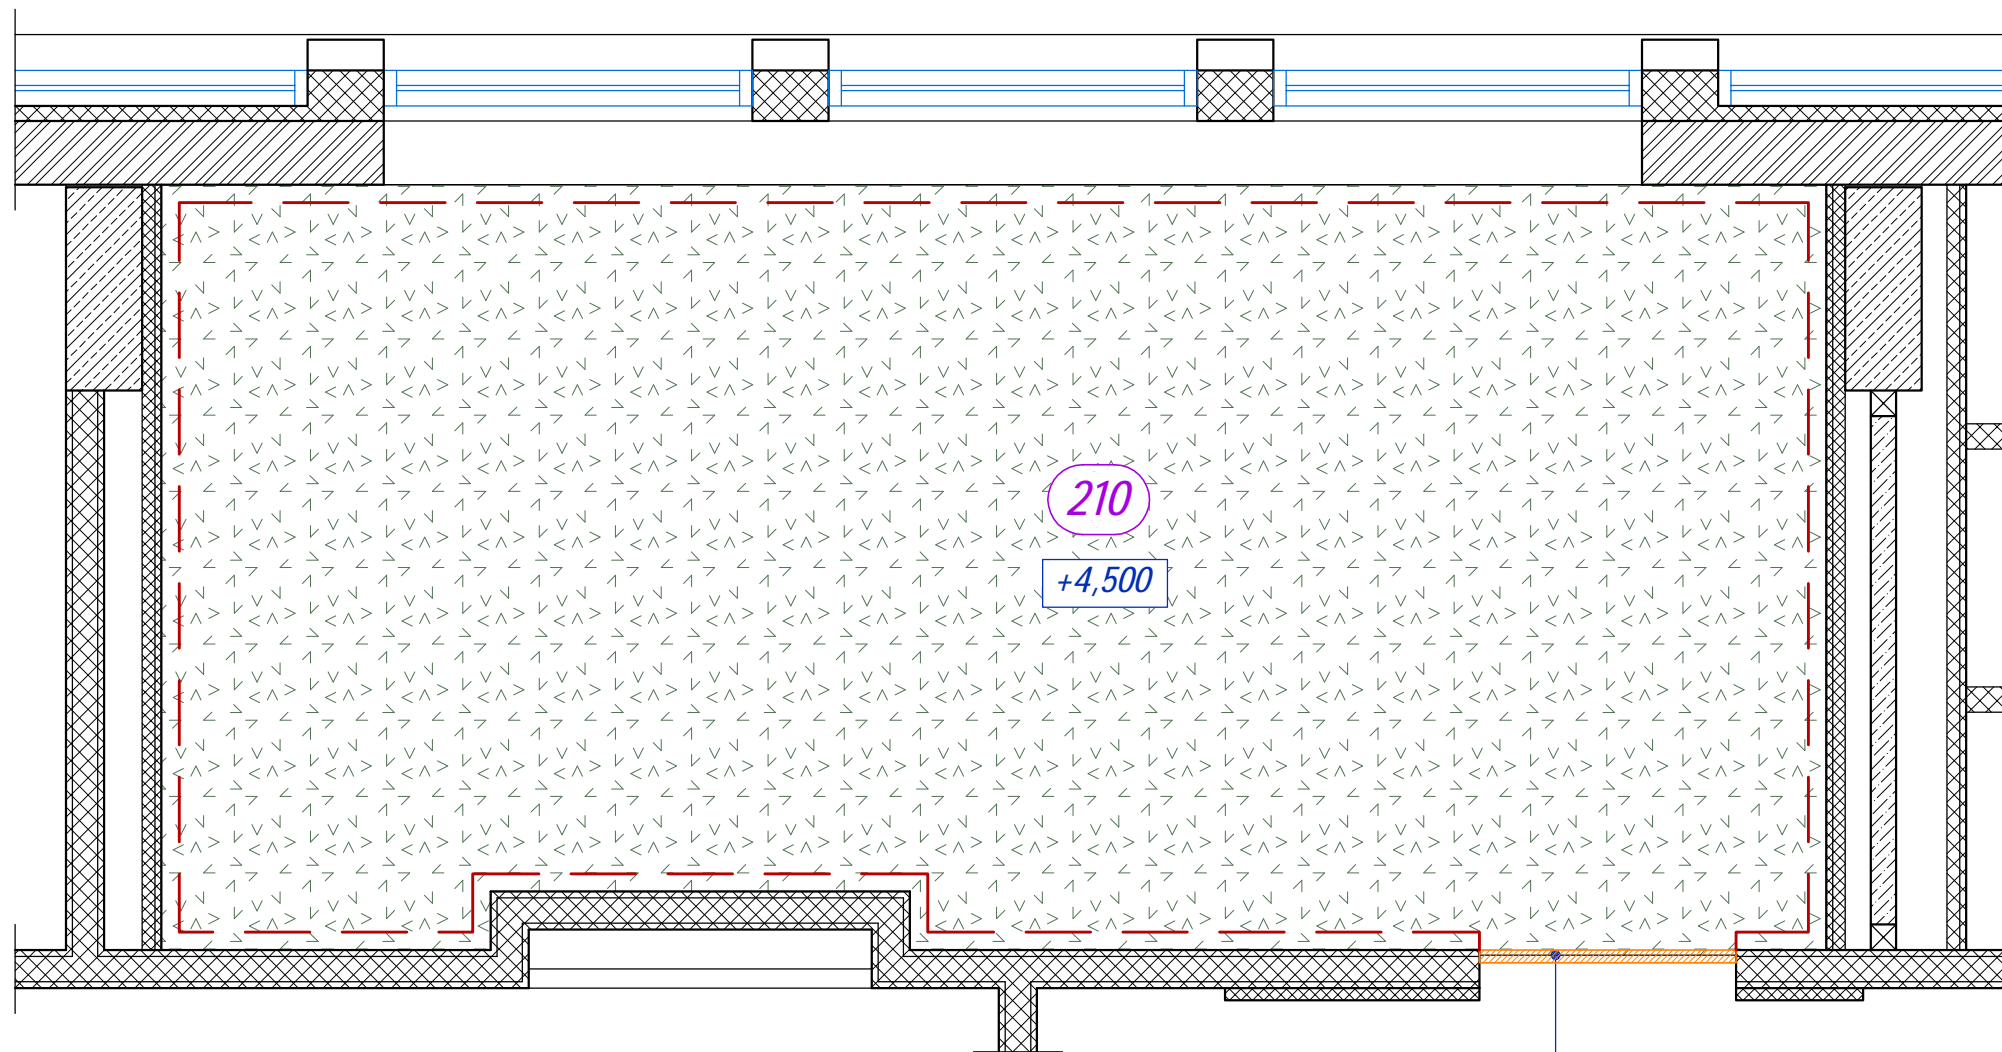


Ковролин EGE
HL 1400 80/20 WT
Lettering Blue EF82048-121




данный стыковочный профиль учтен
в ведомости по пом. 213 (Коридор)

Условные обозначения

 - ковролин EGE HL 1400 80/20 WT
Lettering Blue EF82048-121;

 - плинтус из ковролина EGE (h=100мм);

 - стыковочный профиль Belprofil
ПТ-05 серебро;





Кол-во стыковочного профиля просчитано в
ведомости по пом. 213 (Коридор).

Примечание

1. Все размеры проектные;
2. Ковролин заказывается по индивидуальному цветовому подбору;

Масштаб 1:30

    - АИ Том 2.4


Изм.	Кол.уч.	Лист	№ док.	Подп.	Дата				
Руководитель мастерской		Яковлева С.			19.03.22	Гостиничный комплекс 4* "Cosmos Omsk" по адресу: г.Омск, ул.Волочаевская, д.18			
тел.		8 (985) 769-38-23				Пом. 210 (Переговорная) 2й этаж на отм. +4500	Стадия	Лист	Листов
Руководитель проекта		Миронова Е.					РД	3	
тел.		8 (926) 444-82-62				План напольного покрытия	ИП Яковлева Kareva project®		
Дизайнер		Лысенко И.							
тел.		8 (909) 622-60-40							
Дизайнер		Езерская И.							
тел.		8 (903) 712-27-12							

Согласовано

Инв. № дубл.

Подп. и дата


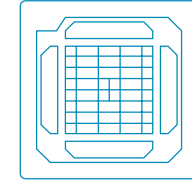
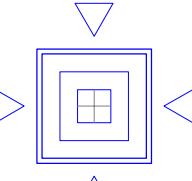
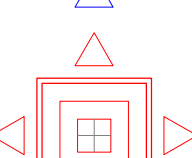


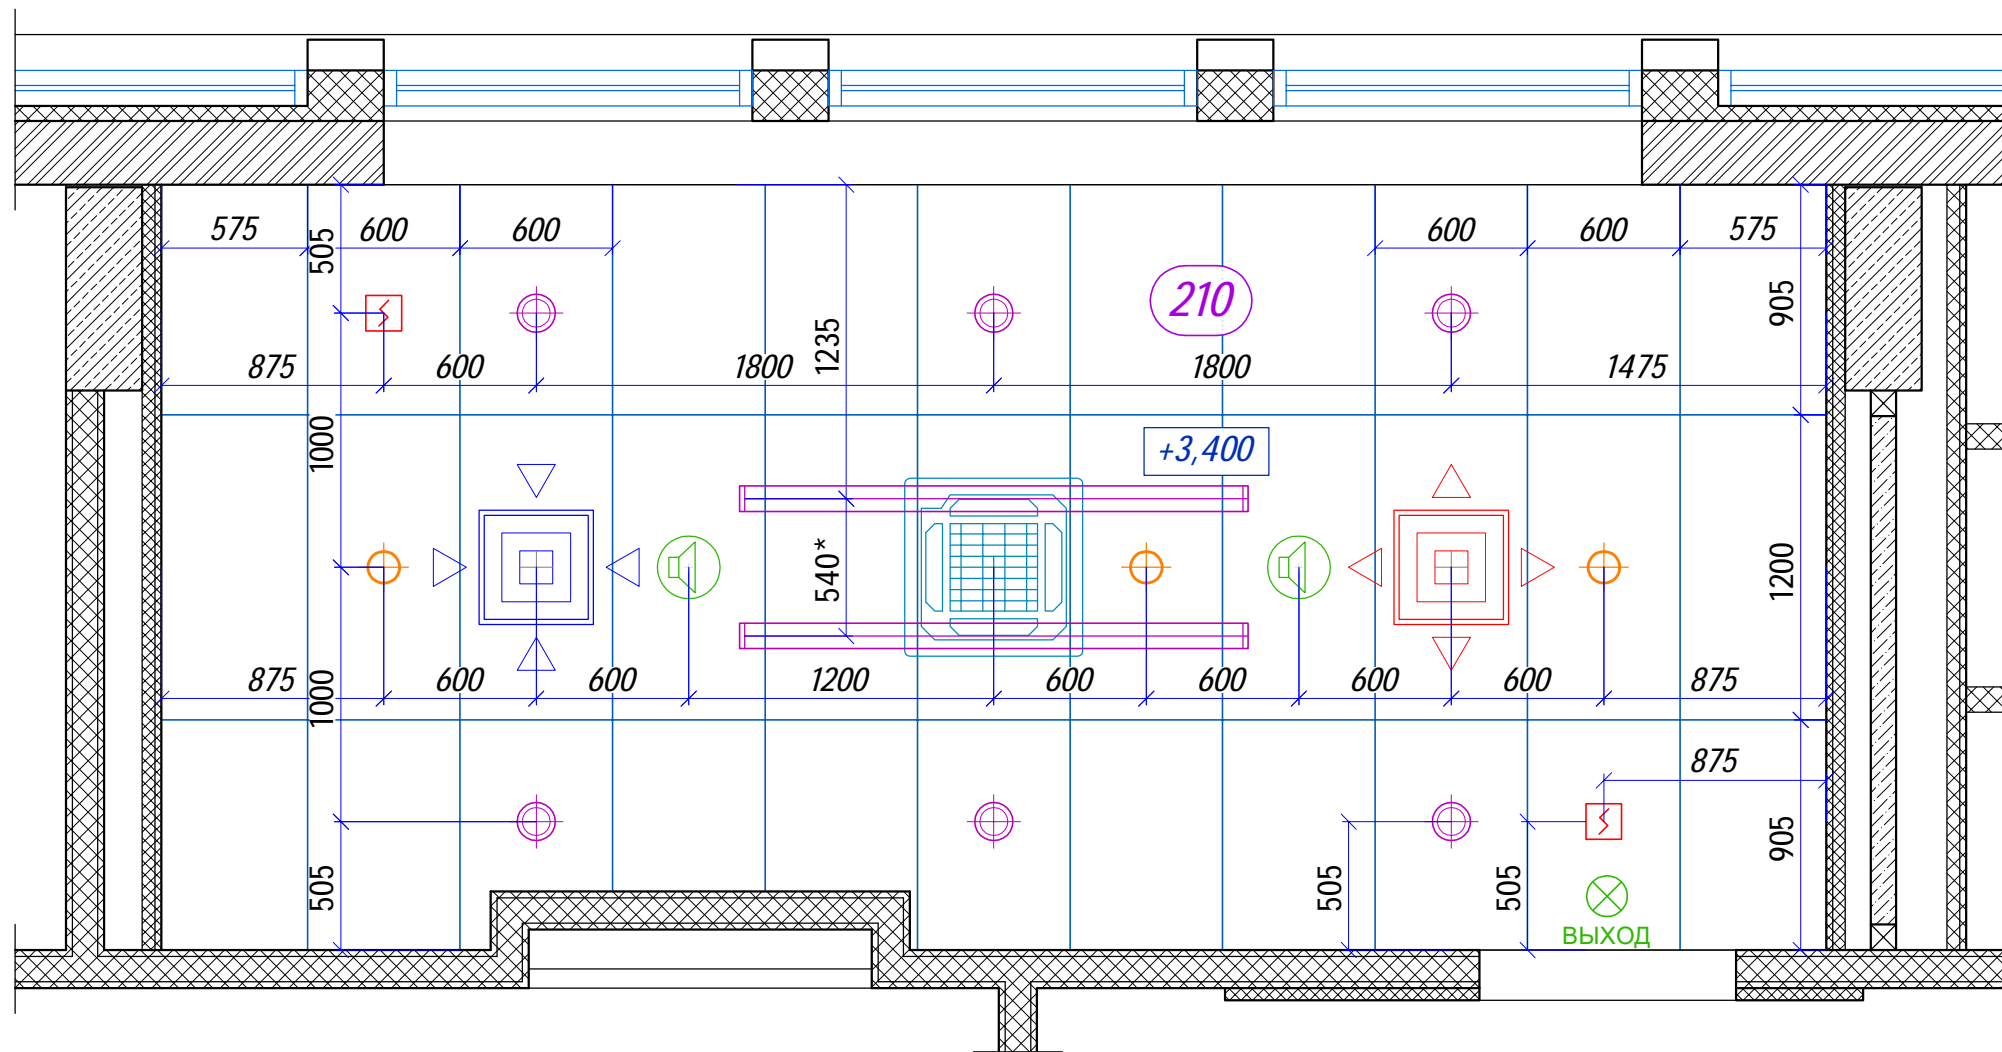




Инв. № подл.



Подвесной светильник Orio Line L=1850мм



 Условные обозначения

-  - подвесной панельный потолок Escophon Focus Ds 600x1200мм;
-  - кассетный кондиционер LG ARNU28GTBB4 570x570x256(н)мм;
-  - вытяжная вент решетка 600x600мм 4АПН+3КСР;
-  - приточная вент решетка 600x600мм 4АПН+3КСР;
-  - встраиваемый потолочный светильник;
-  - извещатель пожарный дымовой;
-  - спринклерный ороситель системы пожаротушения;
-  - громкоговоритель встраиваемый;
-  - оповещатель световой "ВЫХОД";
-  +3,400 - отметка высоты потолков от уровня чистого пола данного этажа;
-  - подвесные декоративные светильники Orio Line L=1850мм;

Примечание
1. Все размеры проектные;

Масштаб 1:30

- АИ Том 2.4


Изм.	Кол.уч.	Лист	№ док.	Подп.	Дата				
Руководитель мастерской		Яковлева С.			19.03.22	Гостиничный комплекс 4* "Cosmos Omsk" по адресу: г.Омск, ул.Волочаевская, д.18			
Руководитель проекта		Миронова Е.				Пом. 210 (Переговорная) 2й этаж на отм. +4500	Стадия	Лист	Листов
Дизайнер		Лысенко И.					РД	4	
Дизайнер		Езерская И.				План потолков и инженерных систем	ИП Яковлева Kareva project®		
тел.		8 (903) 712-27-12							

Согласовано

Инв. № дубл.

Подп. и дата

Инв. № подл.

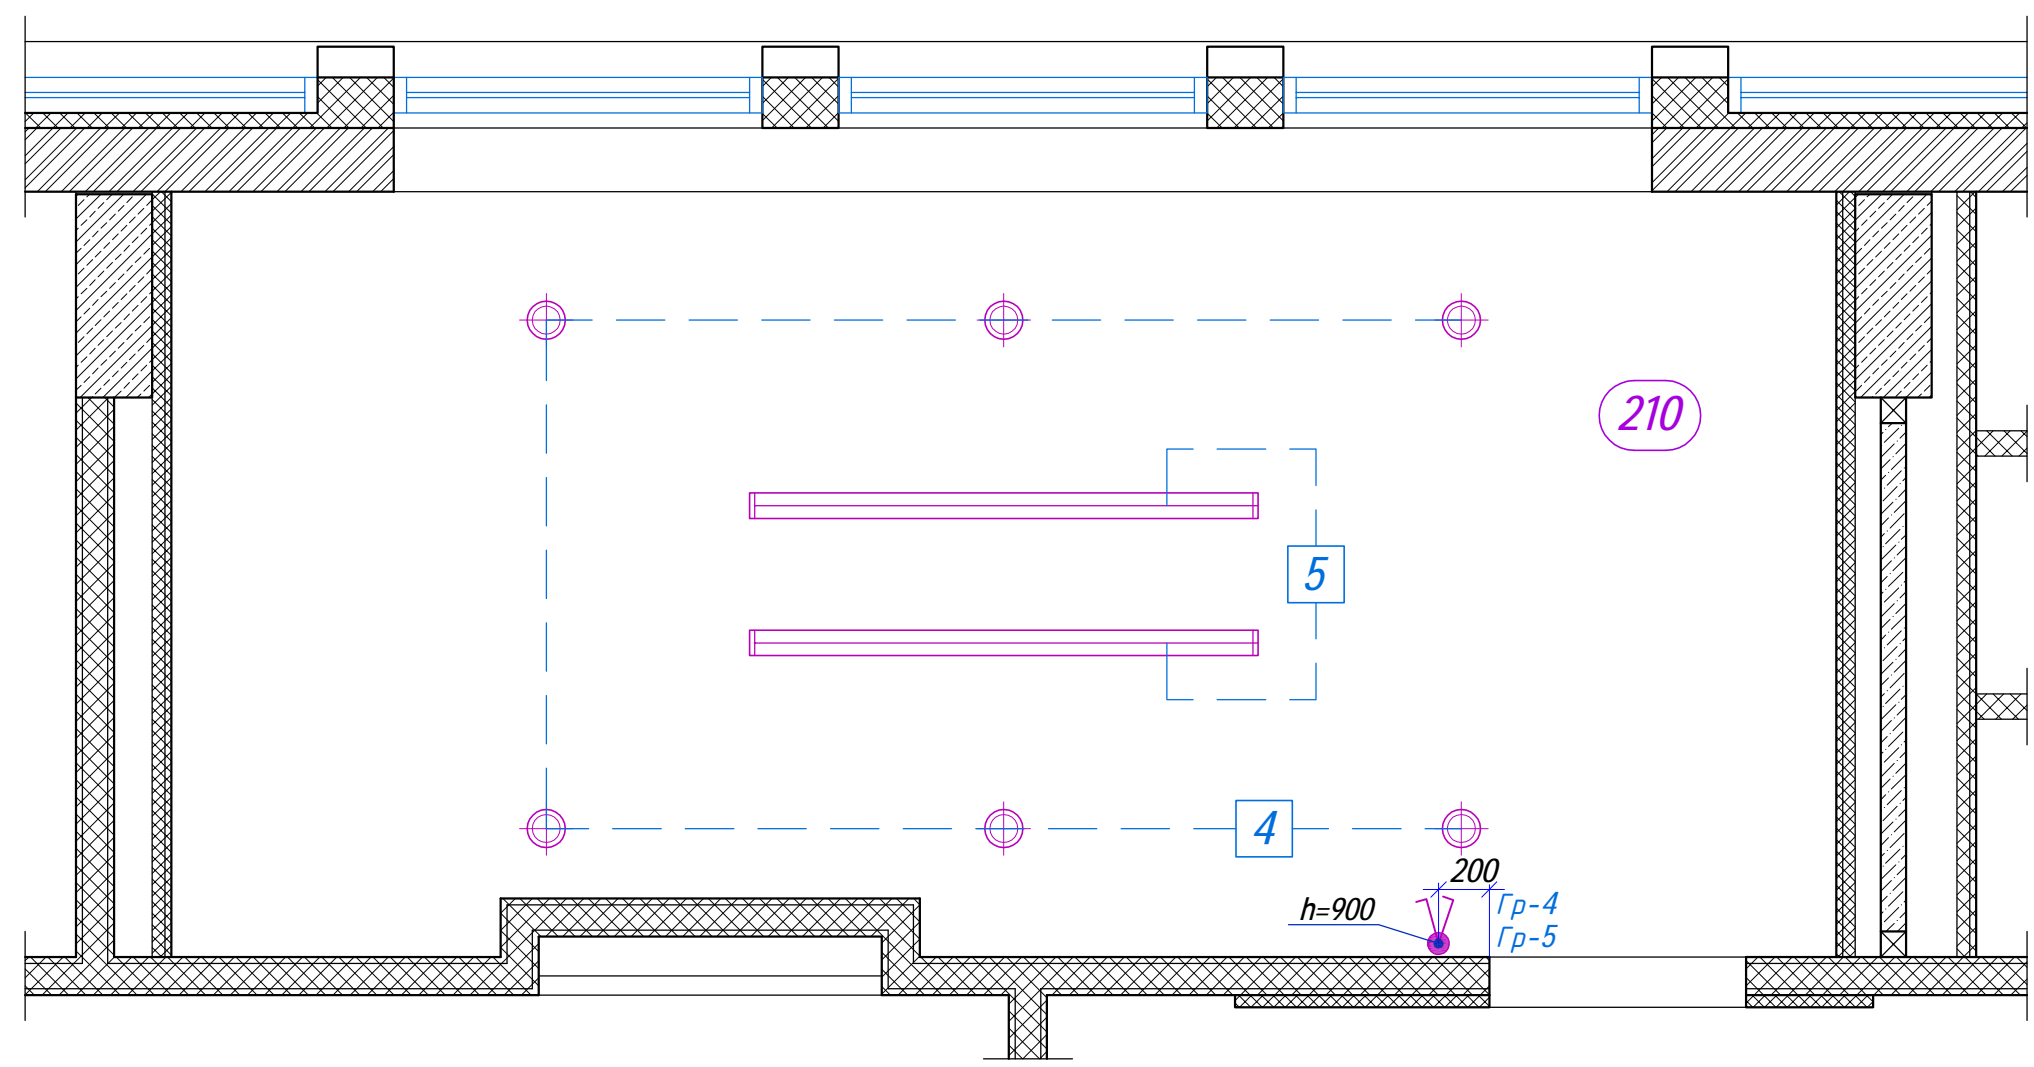

Подвесной светильник Orio Line L=1850мм



Условные обозначения

⊕ - встраиваемый потолочный светильник;

▬ - подвесные декоративные светильники Orio Line L=1850мм;

⚡ - выкл. 2-х клавишный;

— N - N групп (линии) освещения;

Гр-N - N групп освещения приходящих на данный выключатель;

Примечание
1. Все размеры проектные;

Номерация групп освещения дана условно, в рамках разработки Дизайн-проекта см. Общие планы помещений (Том 1)

Масштаб 1:30

- АИ Том 2.4


Изм.	Кол.уч.	Лист	№ док.	Подп.	Дата				
Руководитель мастерской		Яковлева С.		<i>[Signature]</i>	19.03.22	Гостиничный комплекс 4* "Cosmos Omsk" по адресу: г.Омск, ул.Волочаевская, д.18			
тел.		8 (985) 769-38-23							
Руководитель проекта		Миронова Е.		<i>[Signature]</i>		Пом. 210 (Переговорная) 2й этаж на отм. +4500	Стадия	Лист	Листов
тел.		8 (926) 444-82-62					РД	5	
Дизайнер		Лысенко И.		<i>[Signature]</i>		План группировки приборов освещения и выключателей	ИП Яковлева Kareva project®		
тел.		8 (909) 622-60-40							
Дизайнер		Езерская И.		<i>[Signature]</i>					
тел.		8 (903) 712-27-12							

Согласовано

Инв. № дубл.

Подп. и дата

Инв. № подл.

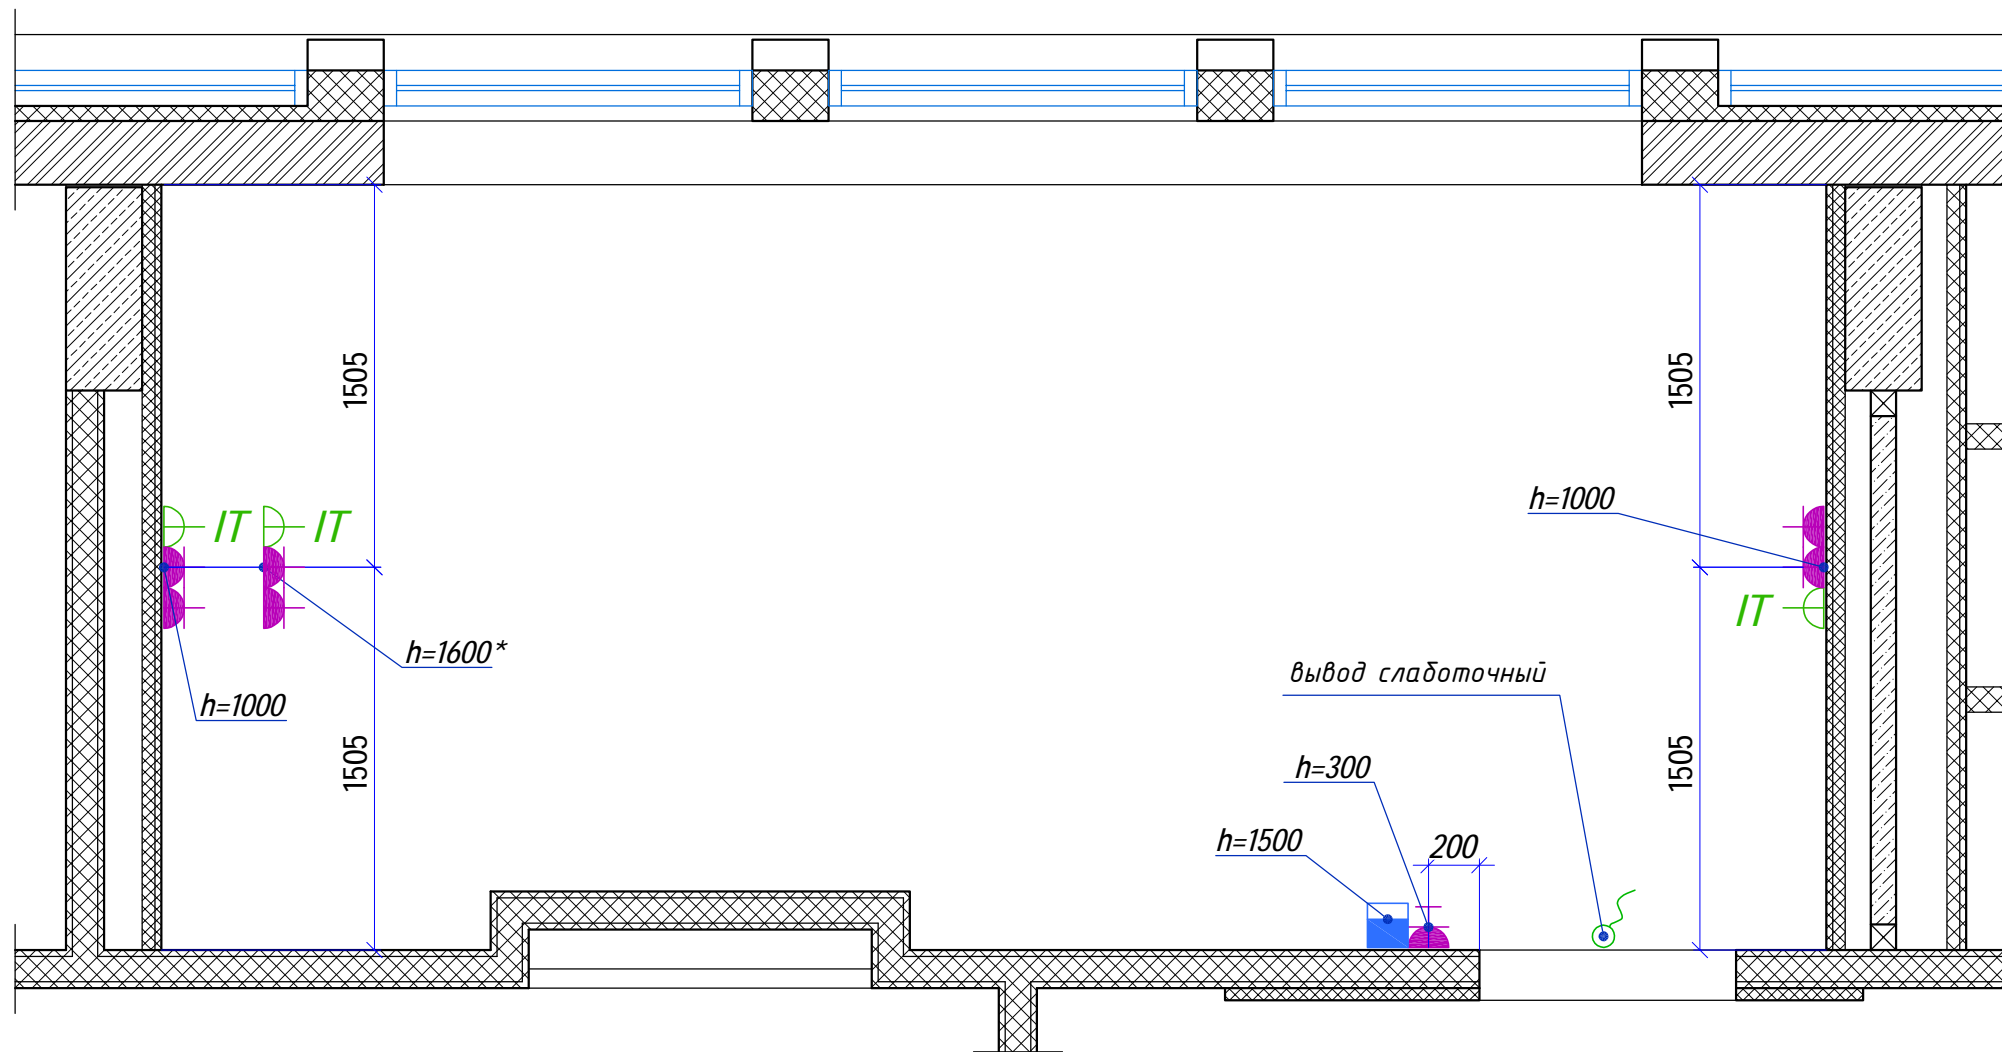

Условные обозначения

- розетка силовая 220V;
- розетка силовая 220V с крышкой;
- розетка слаботочная IT 2 порта (Интернет);
- пульт управления кондиционером;
- вывод кабеля слаботочный;

Примечание
1. Все размеры проектные;

Масштаб 1:30

- АИ Том 2.4



Изм.	Кол.уч.	Лист	№ док.	Подп.	Дата	Гостиничный комплекс 4* "Cosmos Omsk" по адресу: г.Омск, ул.Волочаевская, д.18			
Руководитель мастерской		Яковлева С.			19.03.22	Пом. 210 (Переговорная) 2й этаж на отм. +4500	Стадия	Лист	Листов
Руководитель проекта		Миронова Е.					РД	6	
Дизайнер		Лысенко И.					ИП Яковлева Kareva project®		
Дизайнер		Езерская И.				План расстановки розеток			
тел.		8 (985) 769-38-23							
тел.		8 (926) 444-82-62							
тел.		8 (909) 622-60-40							
тел.		8 (903) 712-27-12							

Согласовано


Инв. № дубл.

Подп. и дата


Инв. № подл.

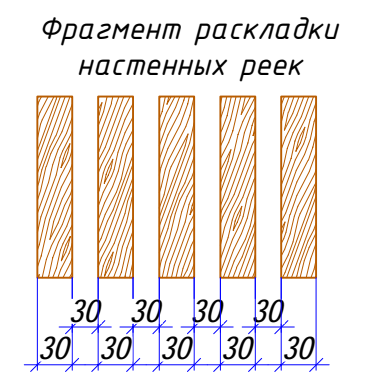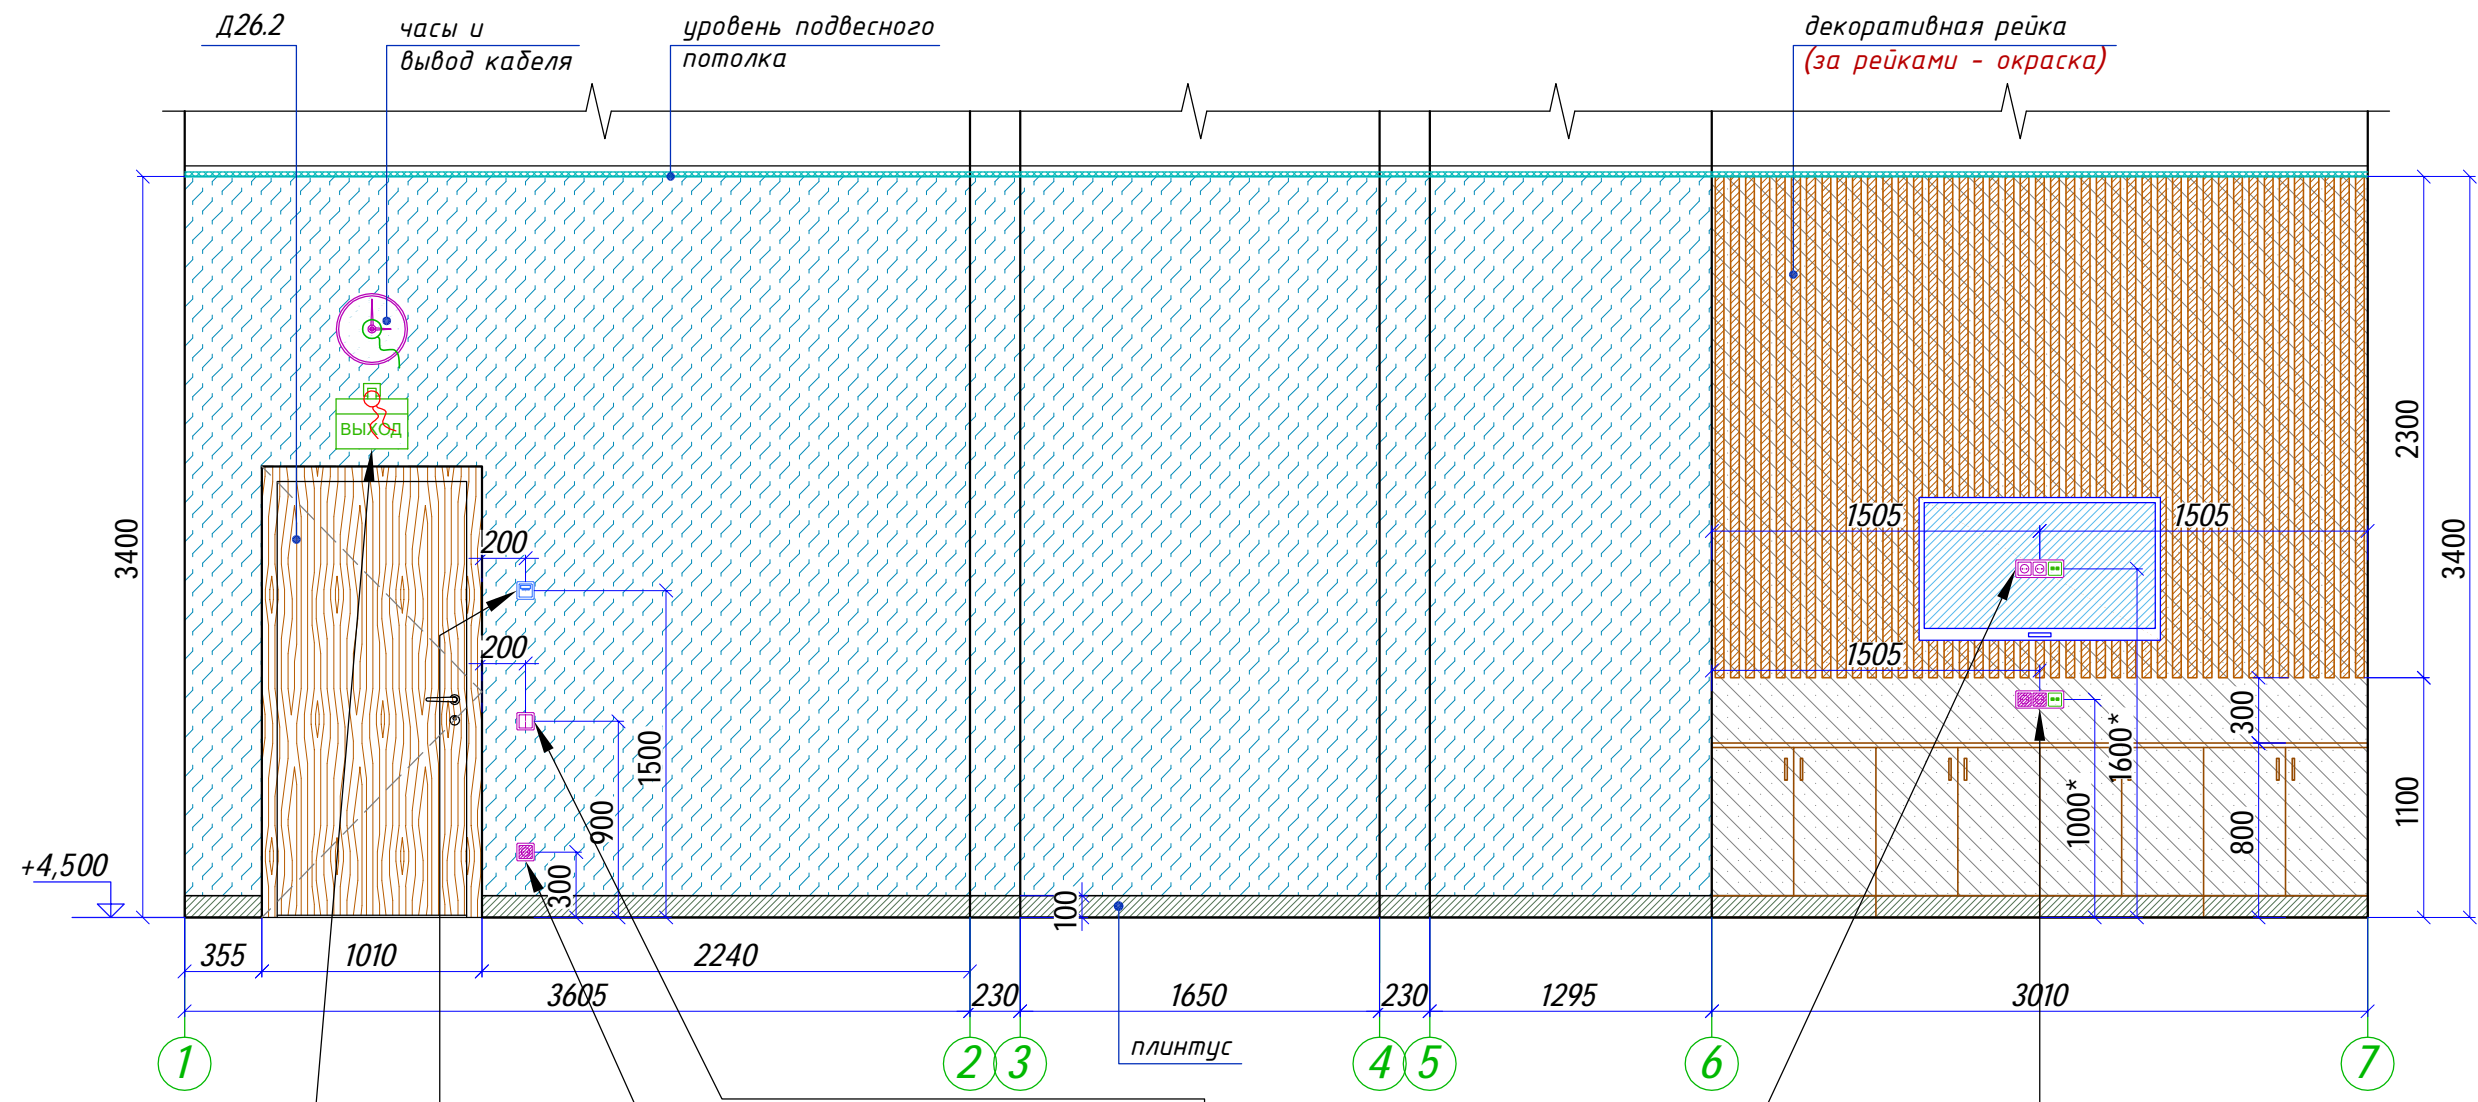

- Условные обозначения**
- обои Vescom Grayson 1104.08;
 - окраска
Вар 1 - Soframap 8306 (NCS S 2500-N)
Вар 2 - Soframap 8296 (NCS S 4000-N);
 - рейка шпонированная 30x30мм
 - плинтус из ковролина (h=100мм);
 - вывод кабеля;
 - вывод кабеля слаботочный;

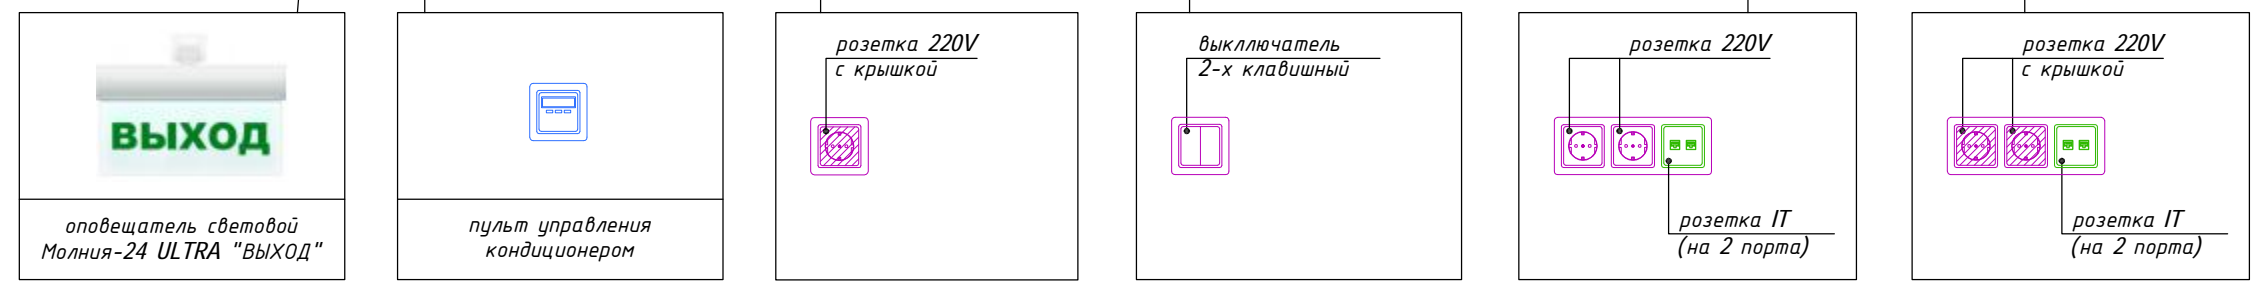

Видовой план
(эскиз не в масштабе)

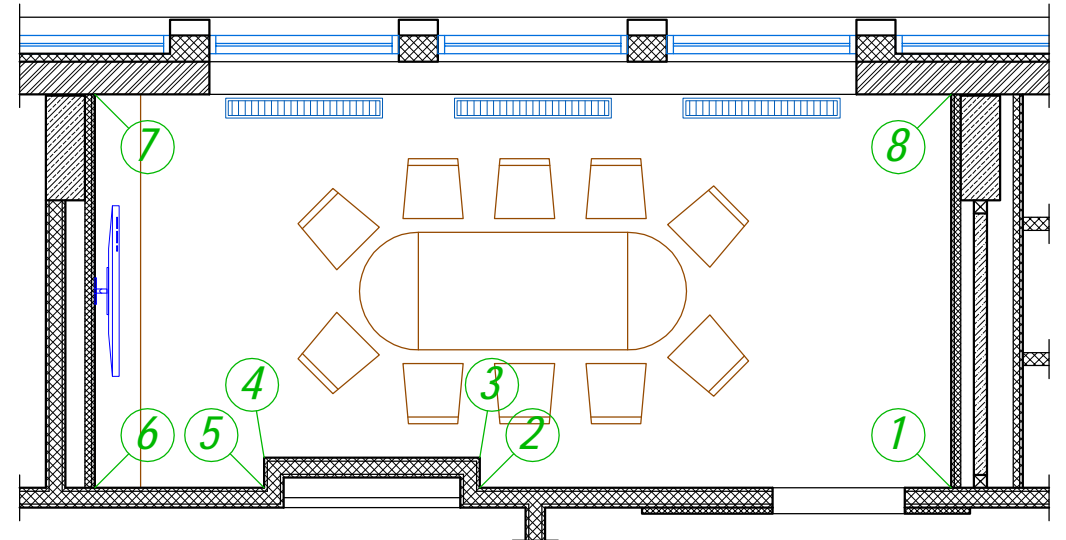

Рейка декоративная дуб натуральной тонировка под Egger H3170 ST12 Дуб Кендалл 30x30мм

Примечание
1. Все размеры проектные;

Масштаб 1:35


- АИ						Том 2.4			
Изм.	Кол.уч.	Лист	№ док.	Подп.	Дата	Гостиничный комплекс 4* "Cosmos Omsk" по адресу: г.Омск, ул.Волочаевская, д.18			
Руководитель мастерской		8	985) 769-38-23		19.03.22				
Руководитель проекта		8	926) 444-82-62			Пом. 210 (Переговорная) 2й этаж на отм. +4500	Стадия	Лист	Листов
Дизайнер		8	909) 622-60-40				РД	7.1	2
Дизайнер		8	903) 712-27-12				ИП Яковлева Kareva project®		
Развертки по стенам помещения по маркерам 1-7									

Согласовано

Инв. № дубл.


Подп. и дата

Инв. № подл.

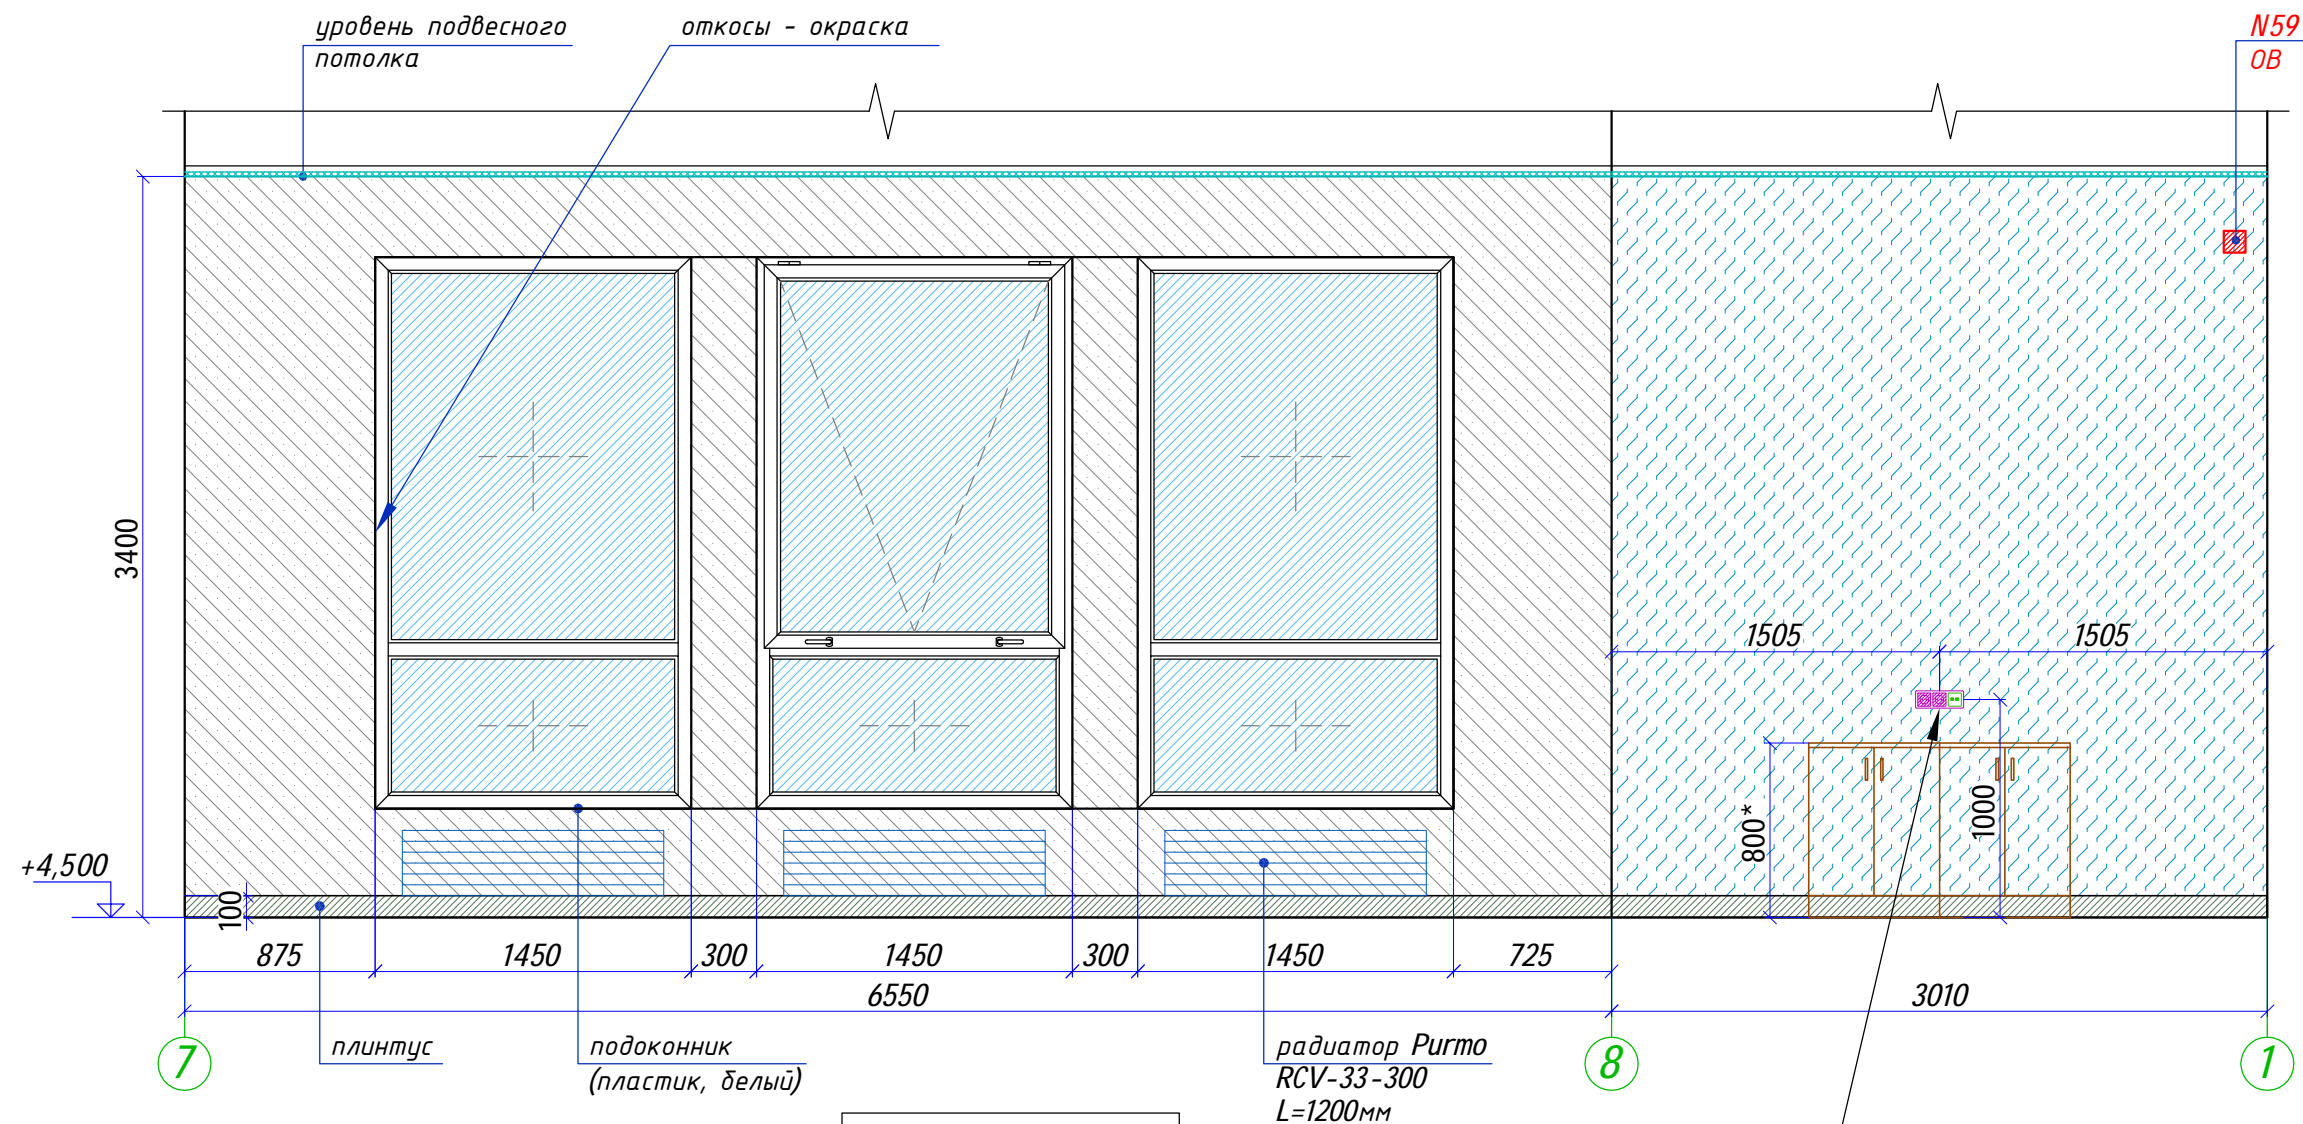

- Условные обозначения
- обои Vescom Grayson 1104.08;
 - окраска Вар 1 - Soframap 8306 (NCS S 2500-N) Вар 2 - Soframap 8296 (NCS S 4000-N);
 - плинтус из ковролина (h=100мм);
 - тех. отверстие;

Обои Vescom Grayson 1104.08

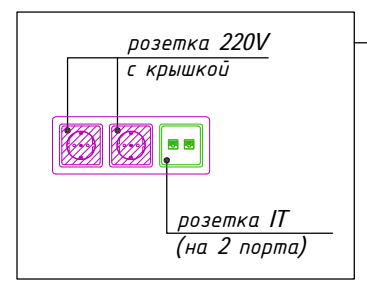

Ведомость розеток и выключателей


Эскиз	Обозначение на планах	Описание	Кол-во (шт)
		Выключатель 2-х клавишный	1
		Розетка силовая 220V с заземлением	2
		Розетка силовая 220V с заземлением и крышкой	5
		Розетка слаботочная Интернет (2 порта)	3

Ведомость установочной электроарматуры

Эскиз	Описание	Кол-во (шт)
	Рамка установочная 1x1	2
	Рамка установочная 1x3	3

Примечание
1. Все размеры проектные;

Видовой план (эскиз не в масштабе)

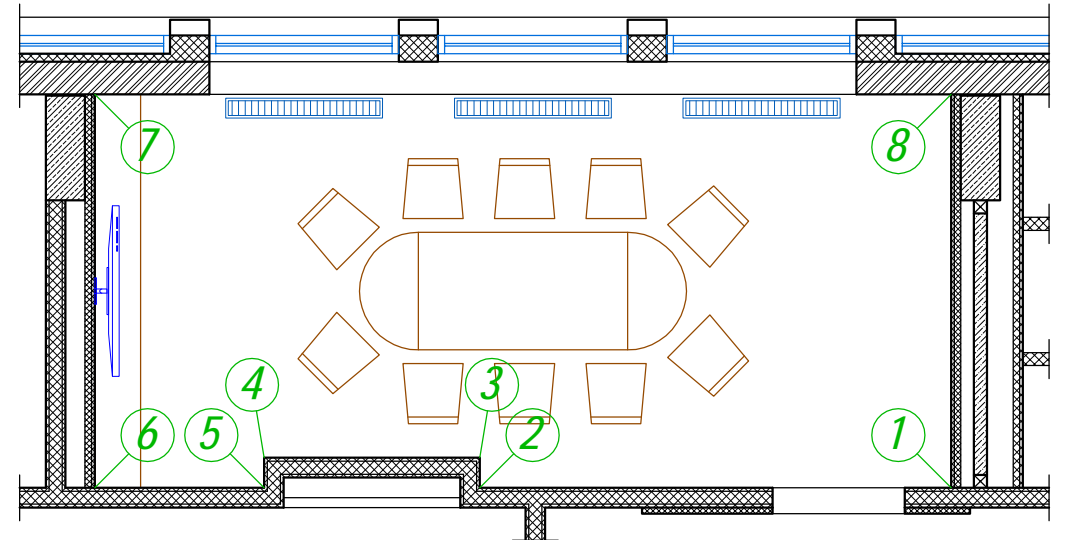

Масштаб 1:35

- АИ Том 2.4

Изм.	Кол.уч.	Лист	№ док.	Подп.	Дата
Руководитель мастерской		Яковлева С.			19.03.22
тел.		8 (985) 769-38-23			
Руководитель проекта		Миронова Е.			
тел.		8 (926) 444-82-62			
Дизайнер		Лысенко И.			
тел.		8 (909) 622-60-40			
Дизайнер		Езерская И.			
тел.		8 (903) 712-27-12			

Гостиничный комплекс 4* "Cosmos Omsk" по адресу: г.Омск, ул.Волочаевская, д.18

Пом. 210 (Переговорная) 2й этаж на отм. +4500

Развертки по стенам помещения по маркерам 7-1

Стадия	Лист	Листов
РД	7.2	

ИП Яковлева Kareva project®

Согласовано

Инв. № дубл.

Подп. и дата


Инв. № подл.



Вид А

в проекте ковролин изменен

Видовой план

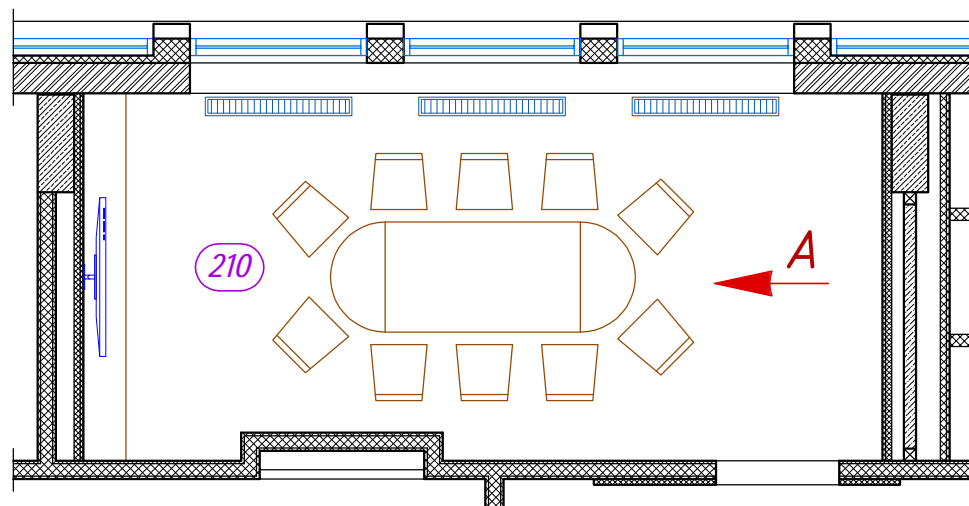

					- АИ			Том 2.4			
Изм.	Кол.уч.	Лист	№ док.	Подп.	Дата	Гостиничный комплекс 4* "Cosmos Omsk" по адресу: г.Омск, ул.Волочаевская, д.18					
Руководитель мастерской		Яковлева С.		<i>[Signature]</i>	19.03.22						
тел.		8 (985) 769-38-23				Пом. 210 (Переговорная) 2й этаж на отм. +4500	Стадия	Лист	Листов	ИП Яковлева Kareva project®	
Руководитель проекта		Миронова Е.		<i>[Signature]</i>			РД	8.1	2		
тел.		8 (926) 444-82-62				Визуализации помещения Вид А					
Дизайнер		Лысенко И.		<i>[Signature]</i>							
тел.		8 (909) 622-60-40									
Дизайнер		Езерская И.		<i>[Signature]</i>							
тел.		8 (903) 712-27-12									

Согласовано

Инв. № дубл.

Подп. и дата


Инв. № подл.



Вид Б

в проекте ковролин изменен

Видовой план

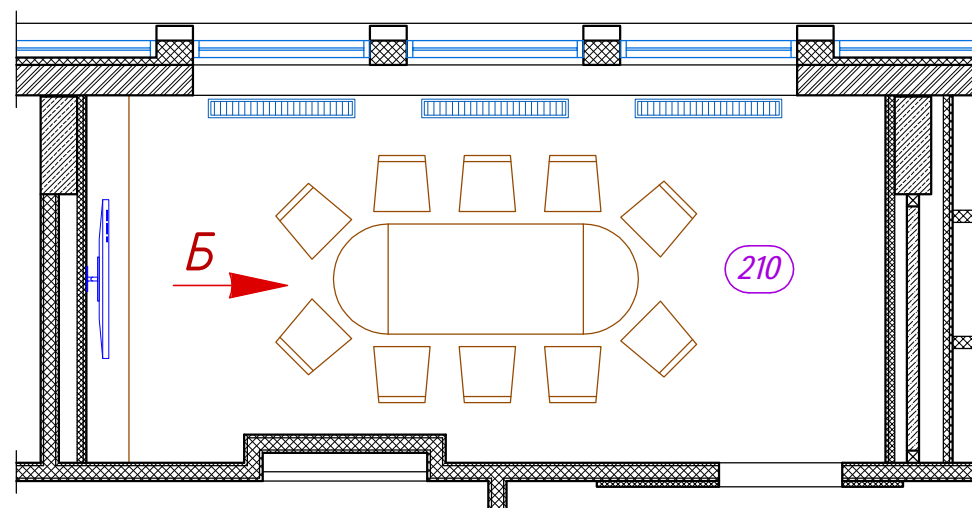

					- АИ		Том 2.4		
Изм.	Кол.уч.	Лист	№ док.	Подп.	Дата	Гостиничный комплекс 4* "Cosmos Omsk" по адресу: г.Омск, ул.Волочаевская, д.18			
Руководитель мастерской		Яковлева С.		<i>[Signature]</i>	19.03.22				
тел.		8 (985) 769-38-23				Пом. 210 (Переговорная) 2й этаж на отм. +4500	Стадия	Лист	Листов
Руководитель проекта		Миронова Е.		<i>[Signature]</i>			РД	8.2	
тел.		8 (926) 444-82-62				Визуализации помещения Вид Б	ИП Яковлева Kareva project®		
Дизайнер		Лысенко И.		<i>[Signature]</i>					
тел.		8 (909) 622-60-40							
Дизайнер		Езерская И.		<i>[Signature]</i>					
тел.		8 (903) 712-27-12							

Согласовано

Инв. № дубл.

Подп. и дата

Инв. № подл.

Ведомость отделочных материалов

№ пом.	Наименование	Площадь поверхности и на плане (м2)	Полы		Потолки	Стены			Оконные откосы	
			Ковролин EGE HL 1400 80/20 WT Lettering Blue EF82048-121 Blue RF55001387	Плинтус из ковролина EGE Lettering Blue		Обои Vescom Grayson 1104.08	Окраска Вар 1 - Soframar 8306 (NCS S 2500-N) Вар 2 - Soframar 8296 (NCS S 4000-N)	Декоративная рейка 30x30мм (дуб натуральный тонировка под Egger H3170 ST12 Дуб Кендалл)		Окраска Вар 1 - Soframar 8306 (NCS S 2500-N) Вар 2 - Soframar 8296 (NCS S 4000-N)
210	Переговорная	19,3	19,4	1,9	18,6	33	31,98	21,49	115,0	4,64
Единицы измерения		м2	м2	м2	м/п	шт	м2	м2	м/п	м2


Ведомость электрооборудования

№ пом.	Наименование	Выключатели	Розетки			Прочее	Установочная электроарматура (рамки)	
			Выкл. 2-х клавишный	Розетка силовая 220V с заземлением	Розетка силовая 220V с заземлением и крышкой		Розетка слаботочная ЛВС (RG45) 2 порта	Пульт управления кондиционе ром
210	Переговорная	1	2	5	3	1	2	3
Единицы измерения		шт	шт	шт	шт	шт	шт	шт

Ведомость осветительных приборов

№ пом.	Наименование	Осветительные приборы	
		Подвесной светильник Orjo Line L=1850мм	Встраиваемый потолочный светильник
210	Переговорная	2	6
Единицы измерения		шт	шт

Подоконник - пластиковый, цвет-белый
Кол-во - 1 шт.

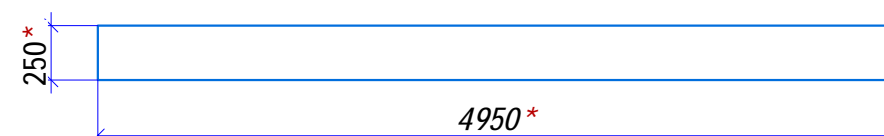

Изм.	Кол.уч.	Лист	№ док.	Подп.	Дата	- АИ			Том 2.4		
Руководитель мастерской		Яковлева С.		<i>[Signature]</i>	19.03.22	Гостиничный комплекс 4* "Cosmos Omsk" по адресу: г.Омск, ул.Волочаевская, д.18					
тел.		8 (985) 769-38-23				Пом. 210 (Переговорная) 2й этаж на отм. +4500			Стадия	Лист	Листов
Руководитель проекта		Миронова Е.		<i>[Signature]</i>					РД	В	
тел.		8 (926) 444-82-62									
Дизайнер		Лысенко И.		<i>[Signature]</i>							
тел.		8 (909) 622-60-40									
Дизайнер		Езерская И.		<i>[Signature]</i>							
тел.		8 (903) 712-27-12				Ведомости отделочных материалов и оборудования			ИП Яковлева Kareva project®		